


SITUACE STAVBY

MĚŘÍTKO 1 : 1000

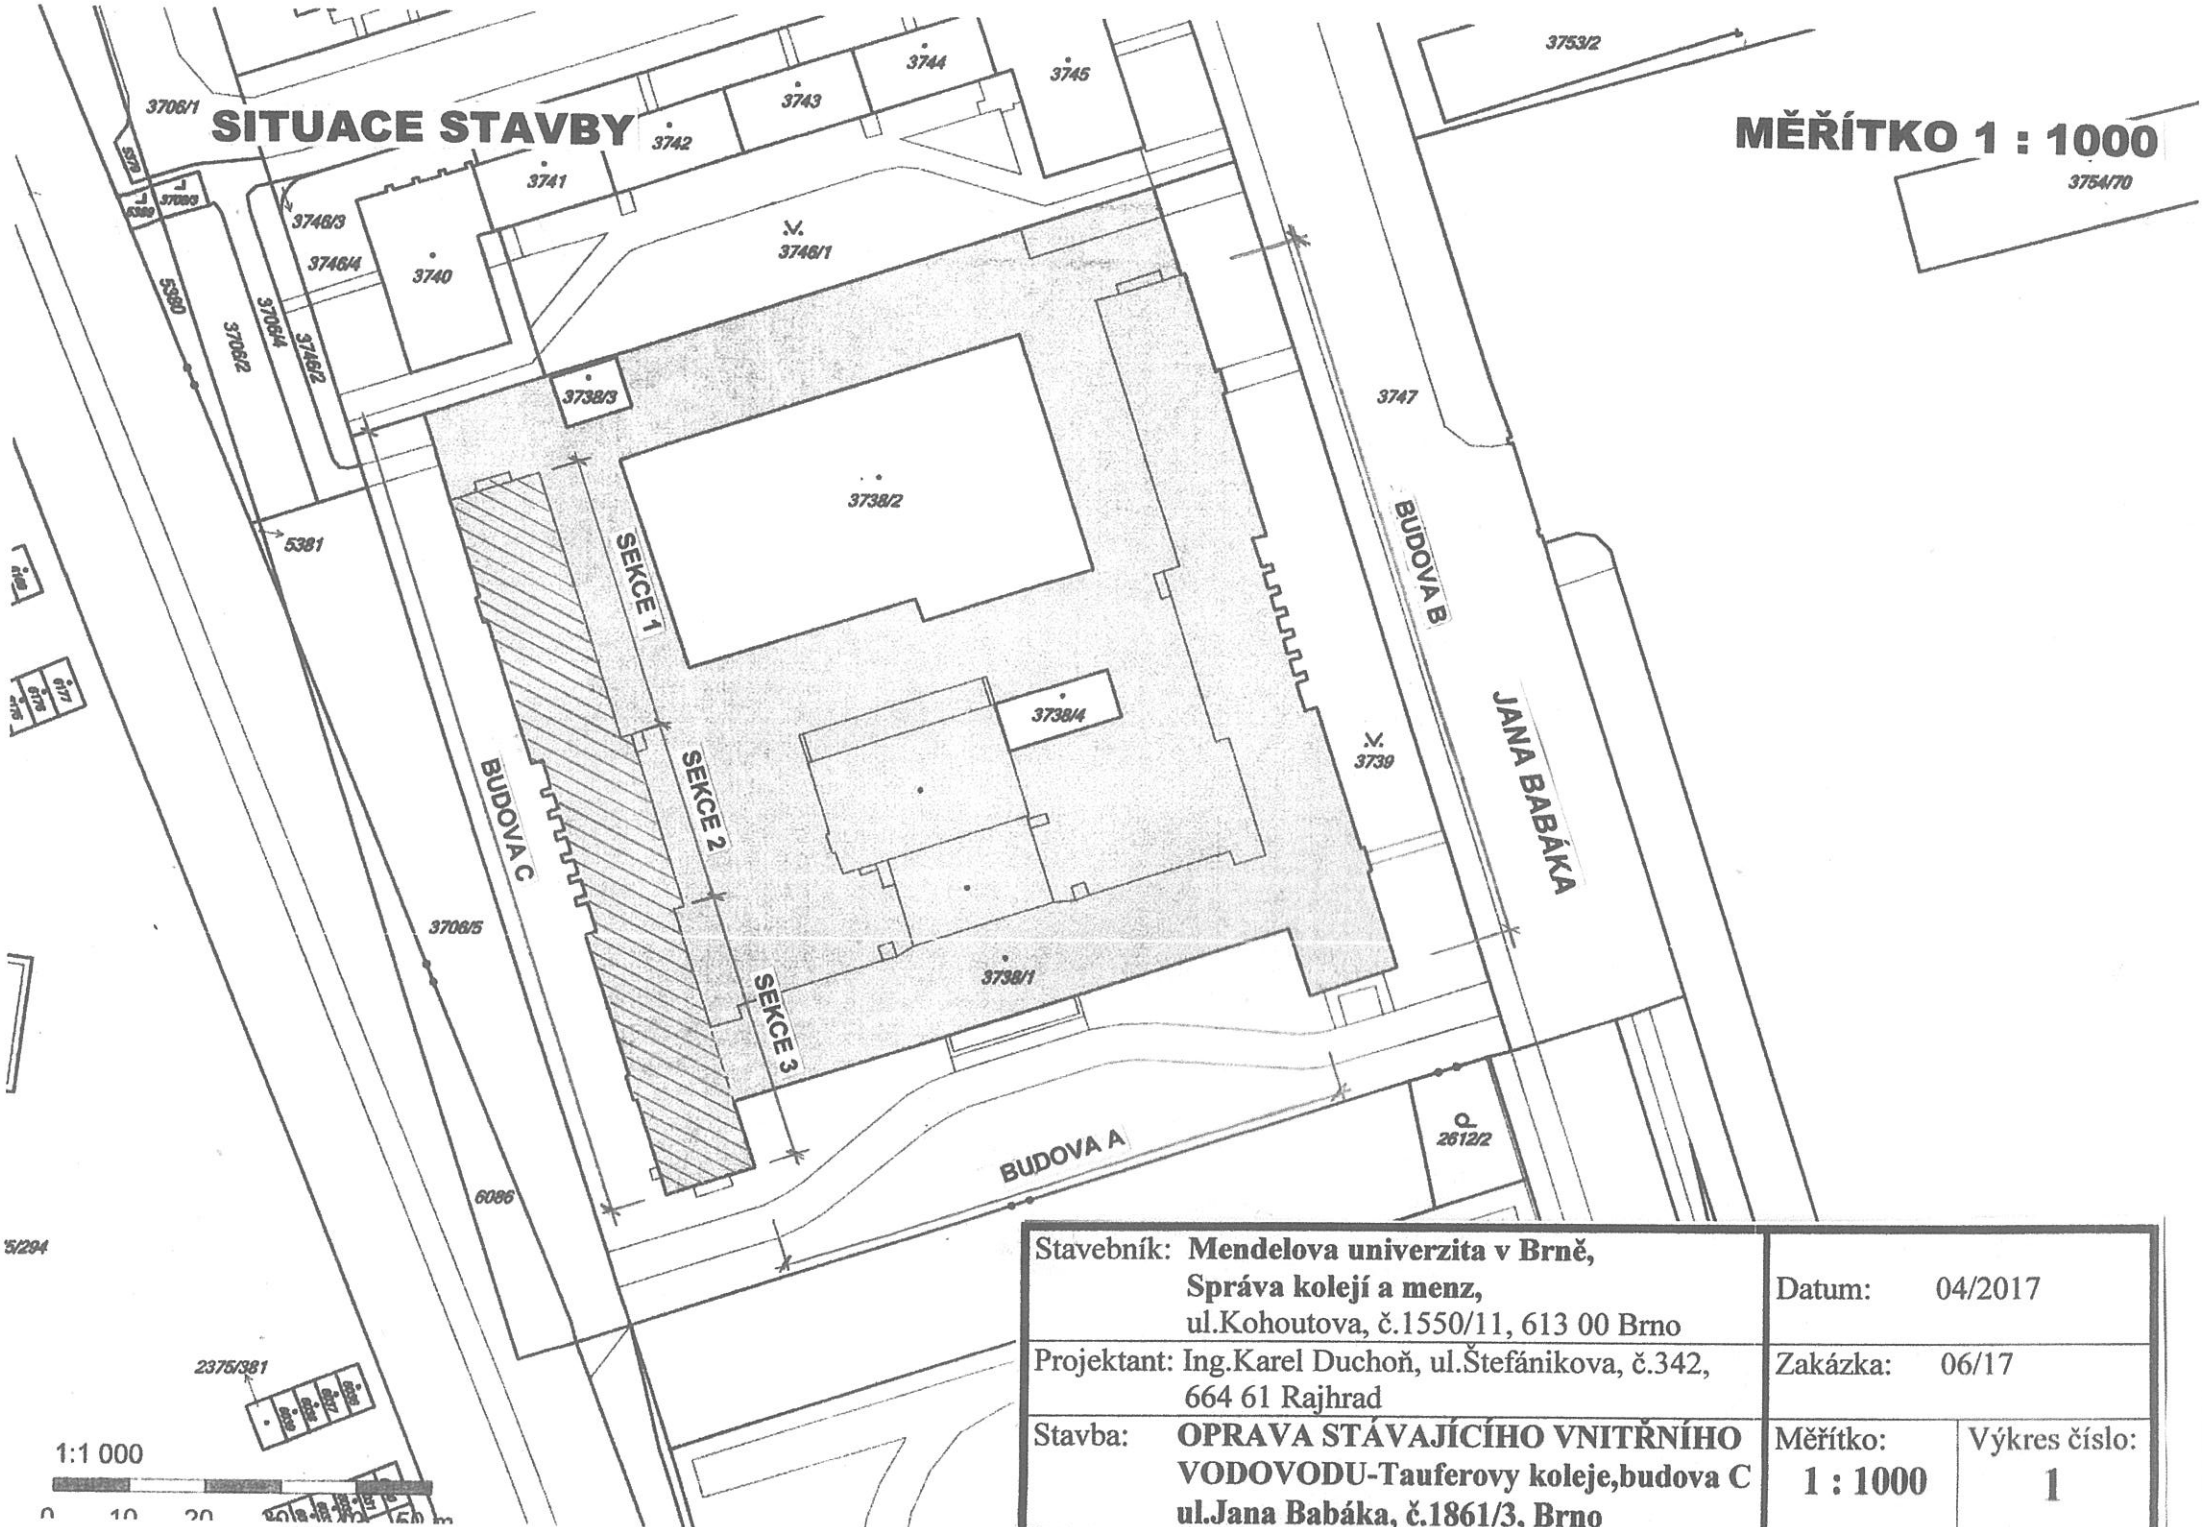


Stavebník: Mendelova univerzita v Brně, Správa kolejí a menz, ul.Kohoutova, č.1550/11, 613 00 Brno	Datum: 04/2017
Projektant: Ing.Karel Duchoň, ul.Štefánikova, č.342, 664 61 Rajhrad	Zakázka: 06/17
Stavba: OPRAVA STÁVAJÍCÍHO VNITŘNÍHO VODOVODU-Tauferovy koleje,budova C ul.Jana Babáka, č.1861/3, Brno	Měřítko: 1 : 1000 Výkres číslo: 1



PŮDORYS 1.PP,SEKCE 1

MĚŘÍTKO 1 : 100

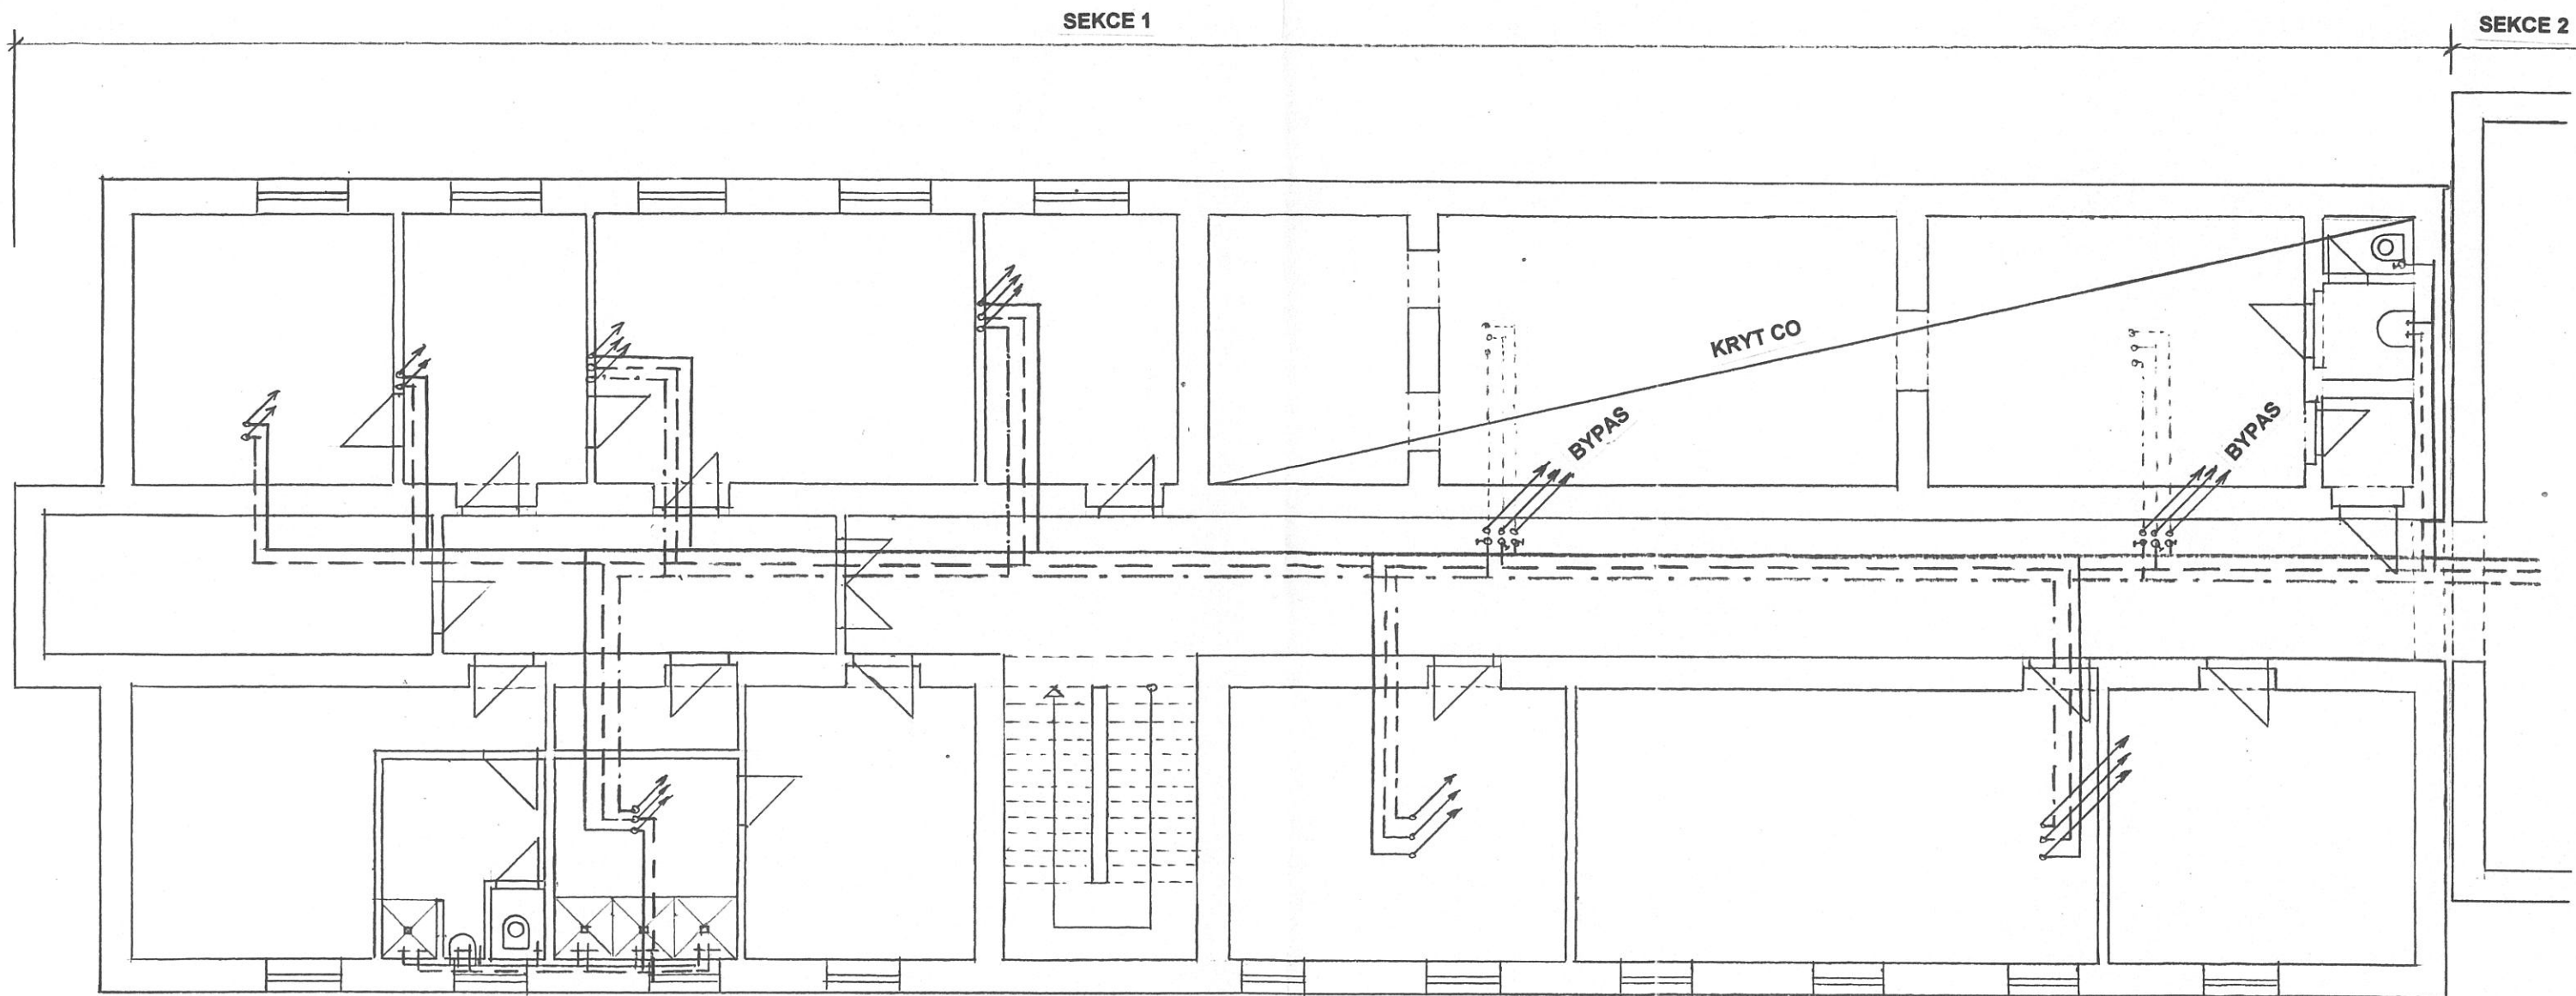

LEGENDA VODOVODNÍHO POTRUBÍ

- STUDENÁ VODA
- - - - - TEPLÁ VODA
- - - - - CÍRKULAČNÍ POTRUBÍ
- STÁVAJÍCÍ POTRUBÍ (BYPASY)


Stavebník: Mendelova univerzita v Brně, Správa kolejí a menz, ul.Kohoutova, č.1550/11, 613 00 Brno	Datum: 04/2017
Projektant: Ing.Karel Duchoň, ul.Štefánikova, č.342, 664 61 Rajhrad	Zakázka: 06/17
Stavba: OPRAVA STÁVAJÍCÍHO VNITŘNÍHO VODOVODU-Taufferovy koleje,budova C PŮDORYS 1.PP, SEKCE 1	Měřítko: 1 : 100 Výkres číslo: 2

PŮDORYS 1.NP, SEKCE 1

MĚŘÍTKO 1 : 100

SEKCE 1

SEKCE 2

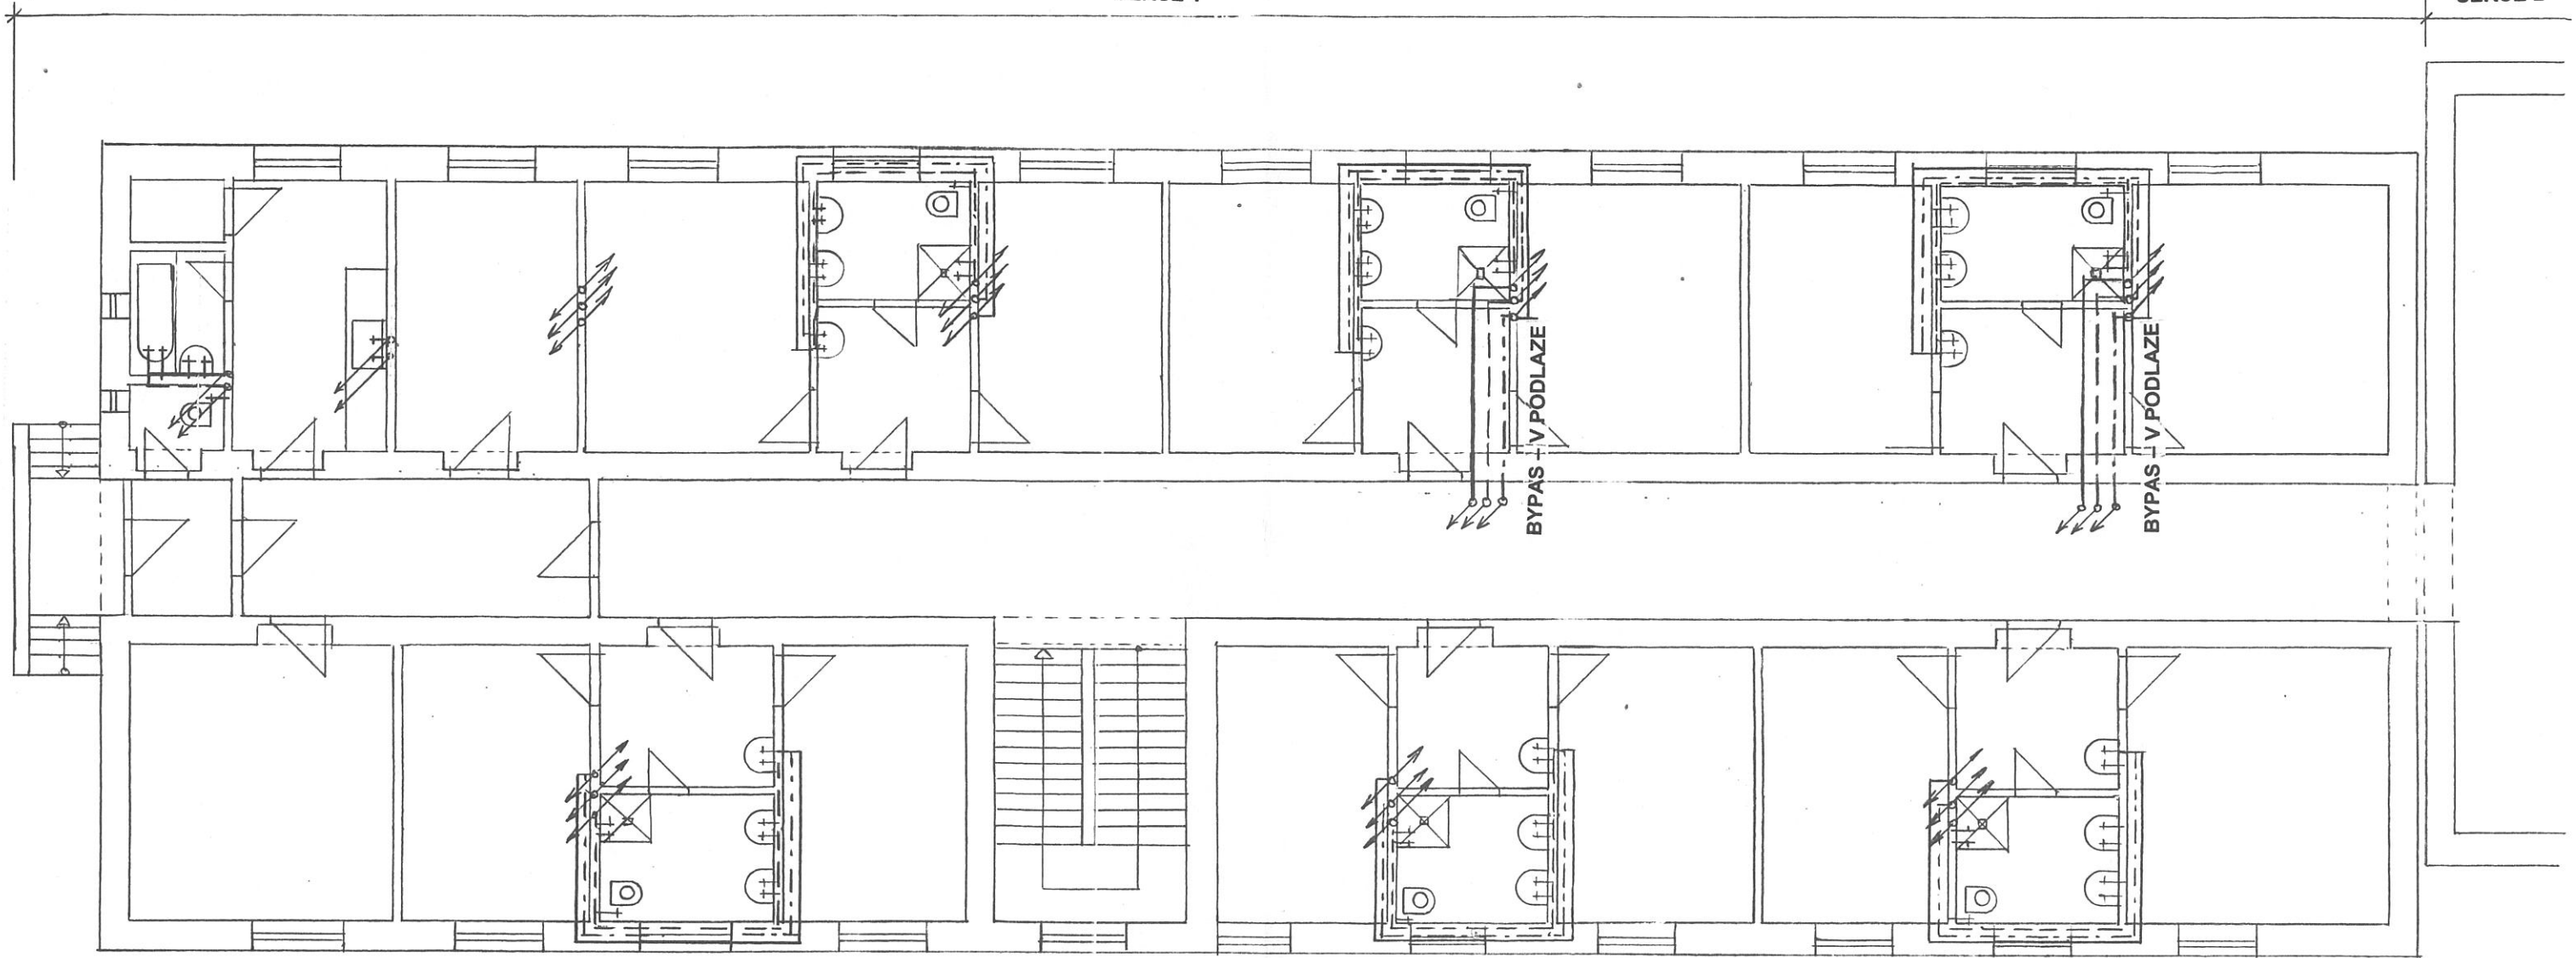

LEGENDA VODOVODNÍHO POTRUBÍ

- STUDENÁ VODA
- - - - - TEPLÁ VODA
- · - · - CÍRKULAČNÍ POTRUBÍ


Stavebník: Mendelova univerzita v Brně, Správa kolejí a menz, ul.Kohoutova, č.1550/11, 613 00 Brno	Datum: 04/2017
Projektant: Ing.Karel Duchoň, ul.Štefánikova, č.342, 664 61 Rajhrad	Zakázka: 06/17
Stavba: OPRAVA STÁVAJÍCÍHO VNITŘNÍHO VODOVODU-Taufferovy koleje,budova C PŮDORYS 1.NP, SEKCE 1	Měřítko: 1 : 100 Výkres číslo: 3

PŮDORYS 2. - 4.NP, SEKCE 1

MĚŘÍTKO 1 : 100

SEKCE 1

SEKCE 2

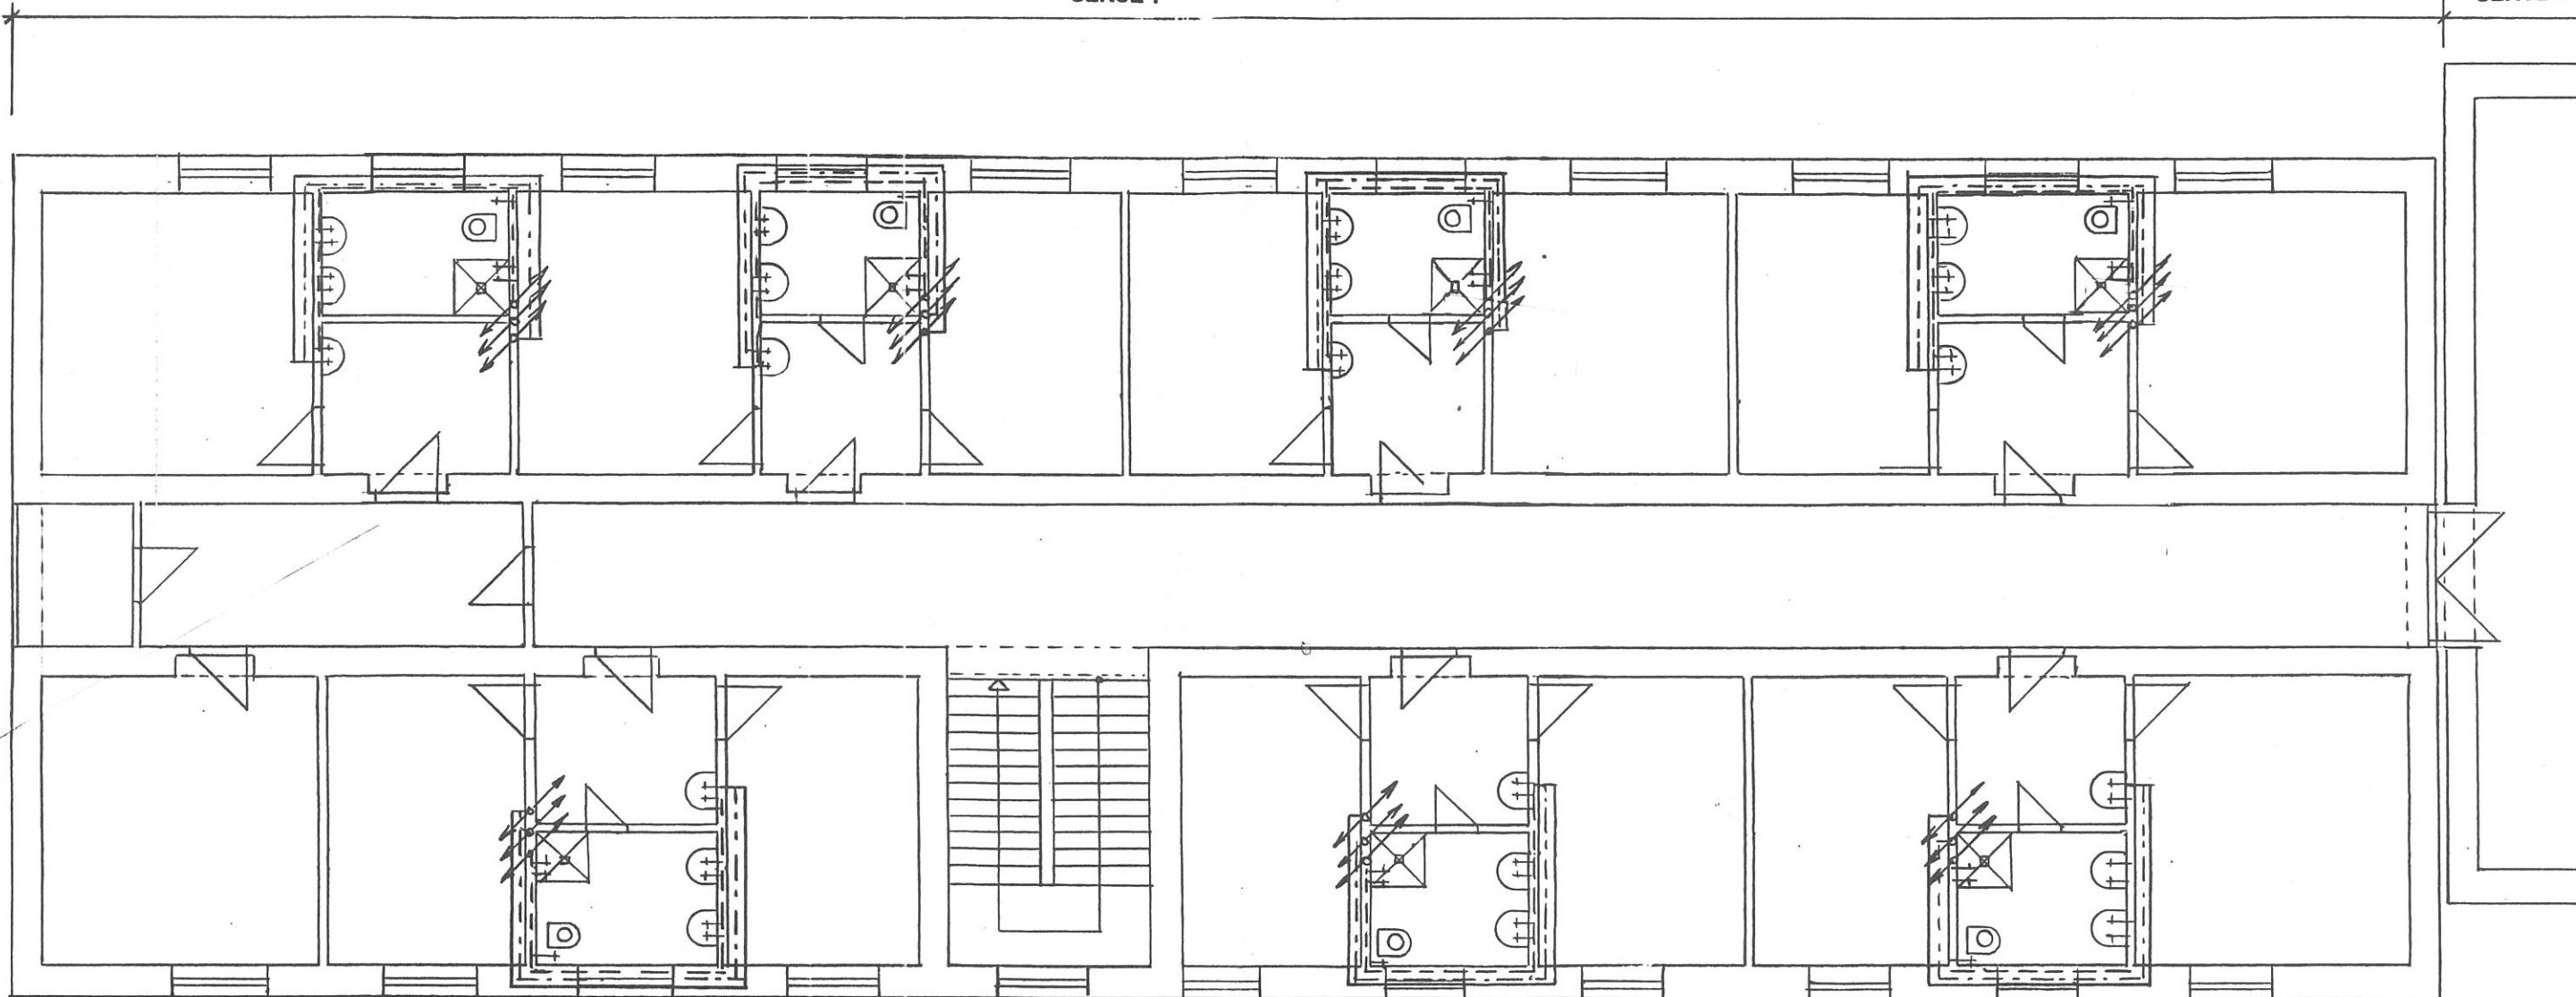


LEGENDA VODOVODNÍHO POTRUBÍ

- STUDENÁ VODA
- - - - - TEPLÁ VODA
- · - · - CÍRKULAČNÍ POTRUBÍ

Stavebník: Mendelova univerzita v Brně, Správa kolejí a menz, ul.Kohoutova, č.1550/11, 613 00 Brno	Datum: 04/2017	
Projektant: Ing.Karel Duchoň, ul.Štefánikova, č.342, 664 61 Rajhrad	Zakázka: 06/17	
Stavba: OPRAVA STÁVAJÍCÍHO VNITRNÍHO VODOVODU-Taufferovy koleje,budova C PŮDORYS 2. - 4.NP, SEKCE 1	Měřítko: 1 : 100	Výkres číslo: 4

PŮDORYS 1.PP, SEKCE 2

MĚŘÍTKO 1 : 100

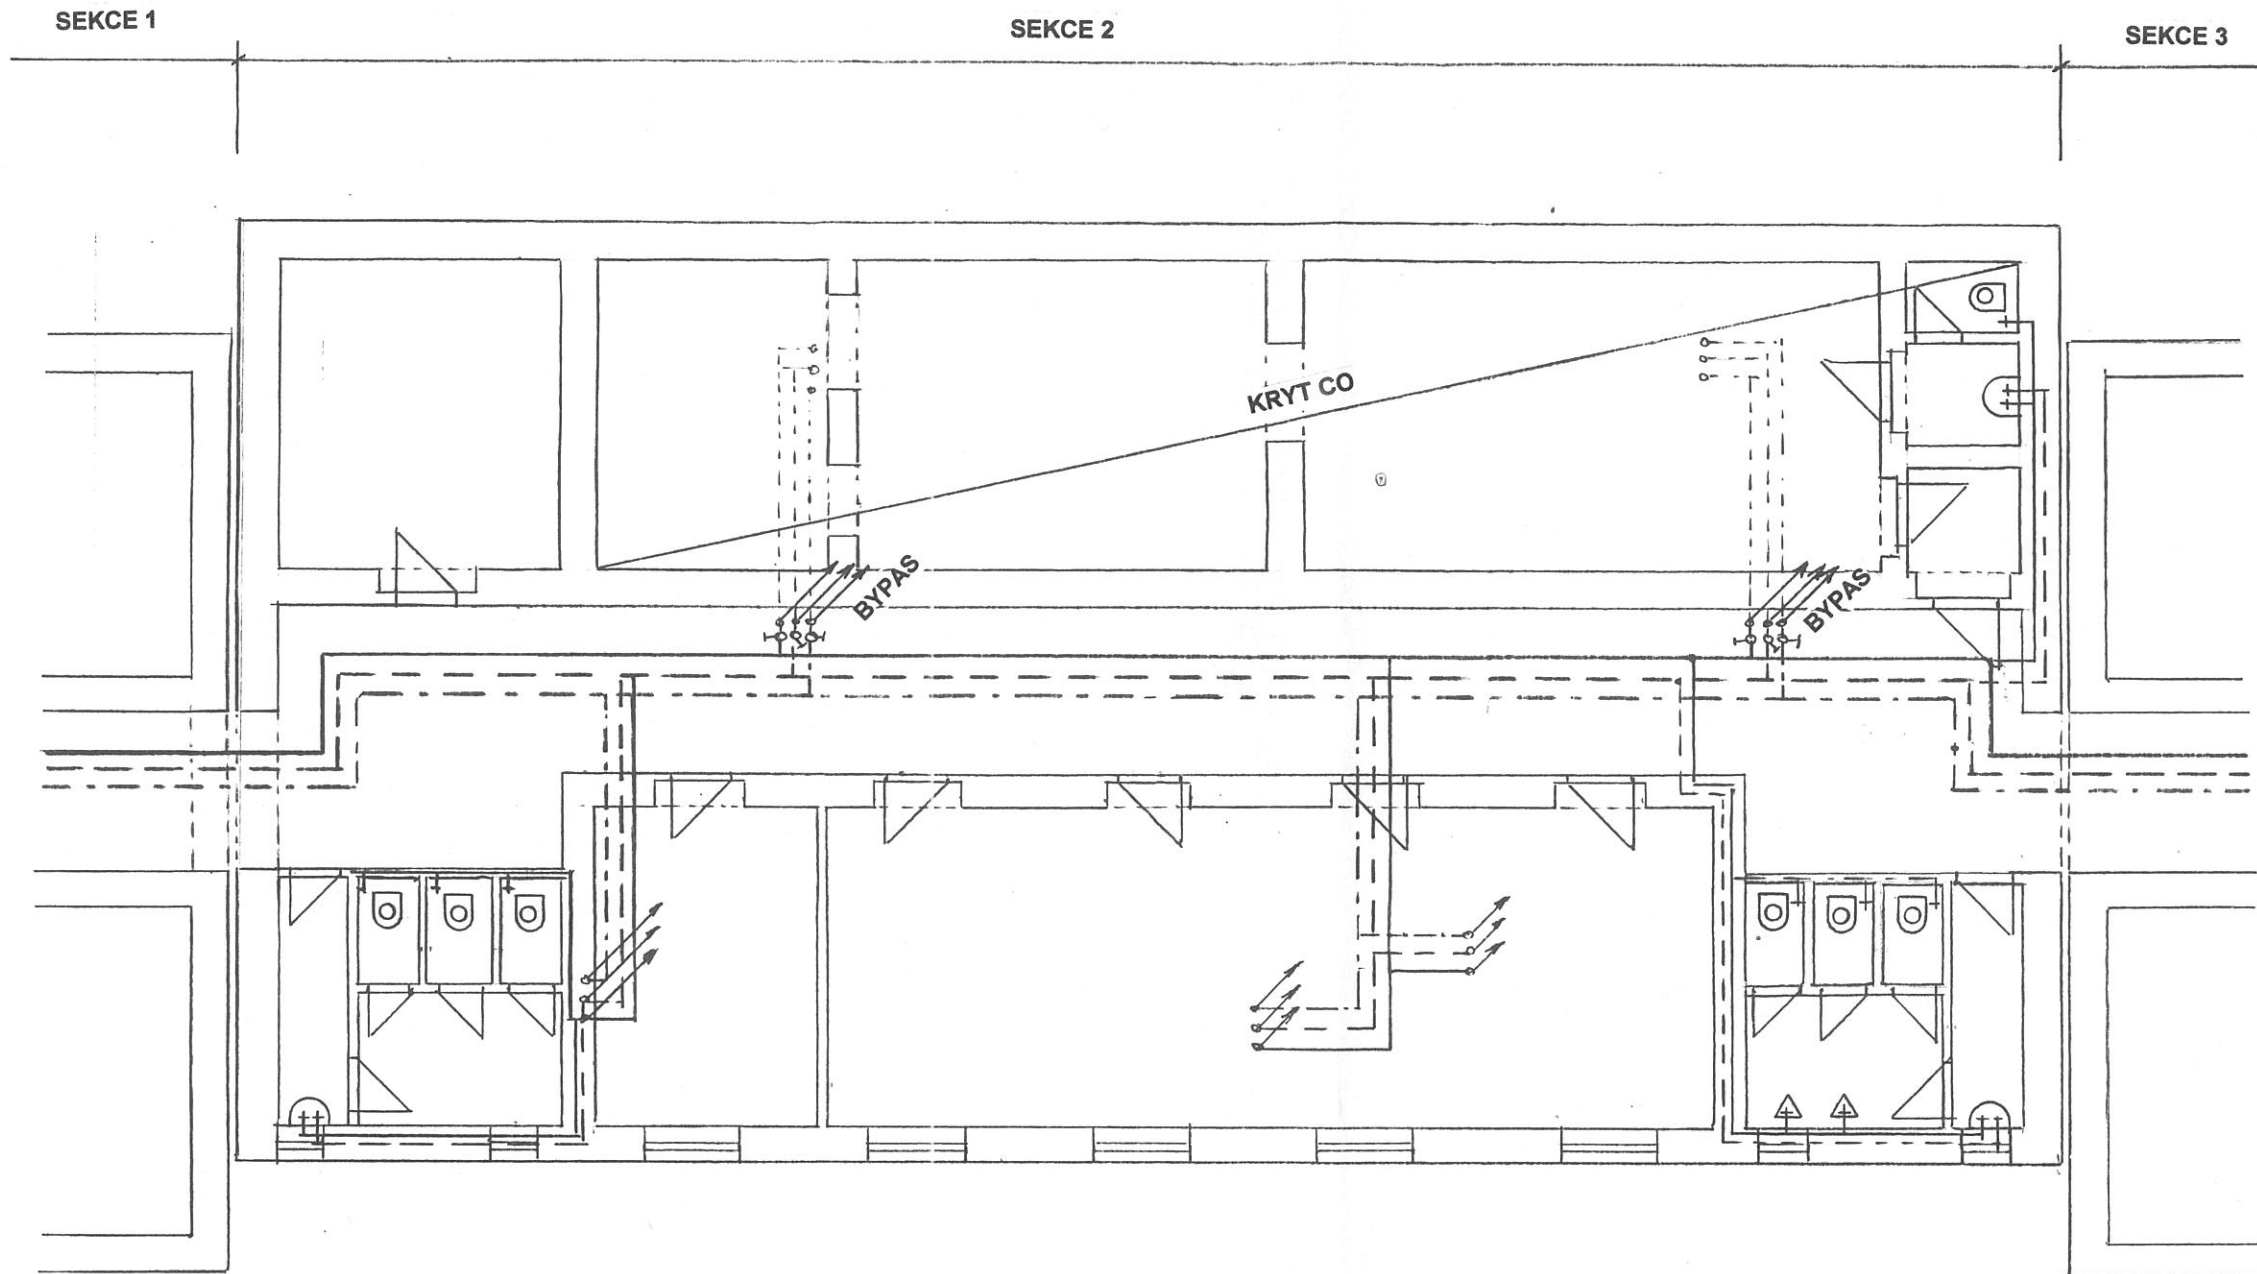


LEGENDA VODOVODNÍHO POTRUBÍ

- STUDENÁ VODA
- TEPLÁ VODA
- CIRKULAČNÍ POTRUBÍ
- STÁVAJÍCÍ POTRUBÍ (BYPASY)

Stavebník: Mendelova univerzita v Brně, Správa kolejí a menz, ul.Kohoutova, č.1550/11, 613 00 Brno	Datum: 04/2017	
Projektant: Ing.Karel Duchoň, ul.Štefánikova, č.342, 664 61 Rajhrad	Zakázka: 06/17	
Stavba: OPRAVA STÁVAJÍCÍHO VNITŘNÍHO VODOVODU-Tauferyovy koleje,budova C PŮDORYS 1.PP, SEKCE 2	Měřítko: 1 : 100	Výkres číslo: 5

PŮDORYS 1.NP,SEKCE 2

MĚŘÍTKO 1 : 100

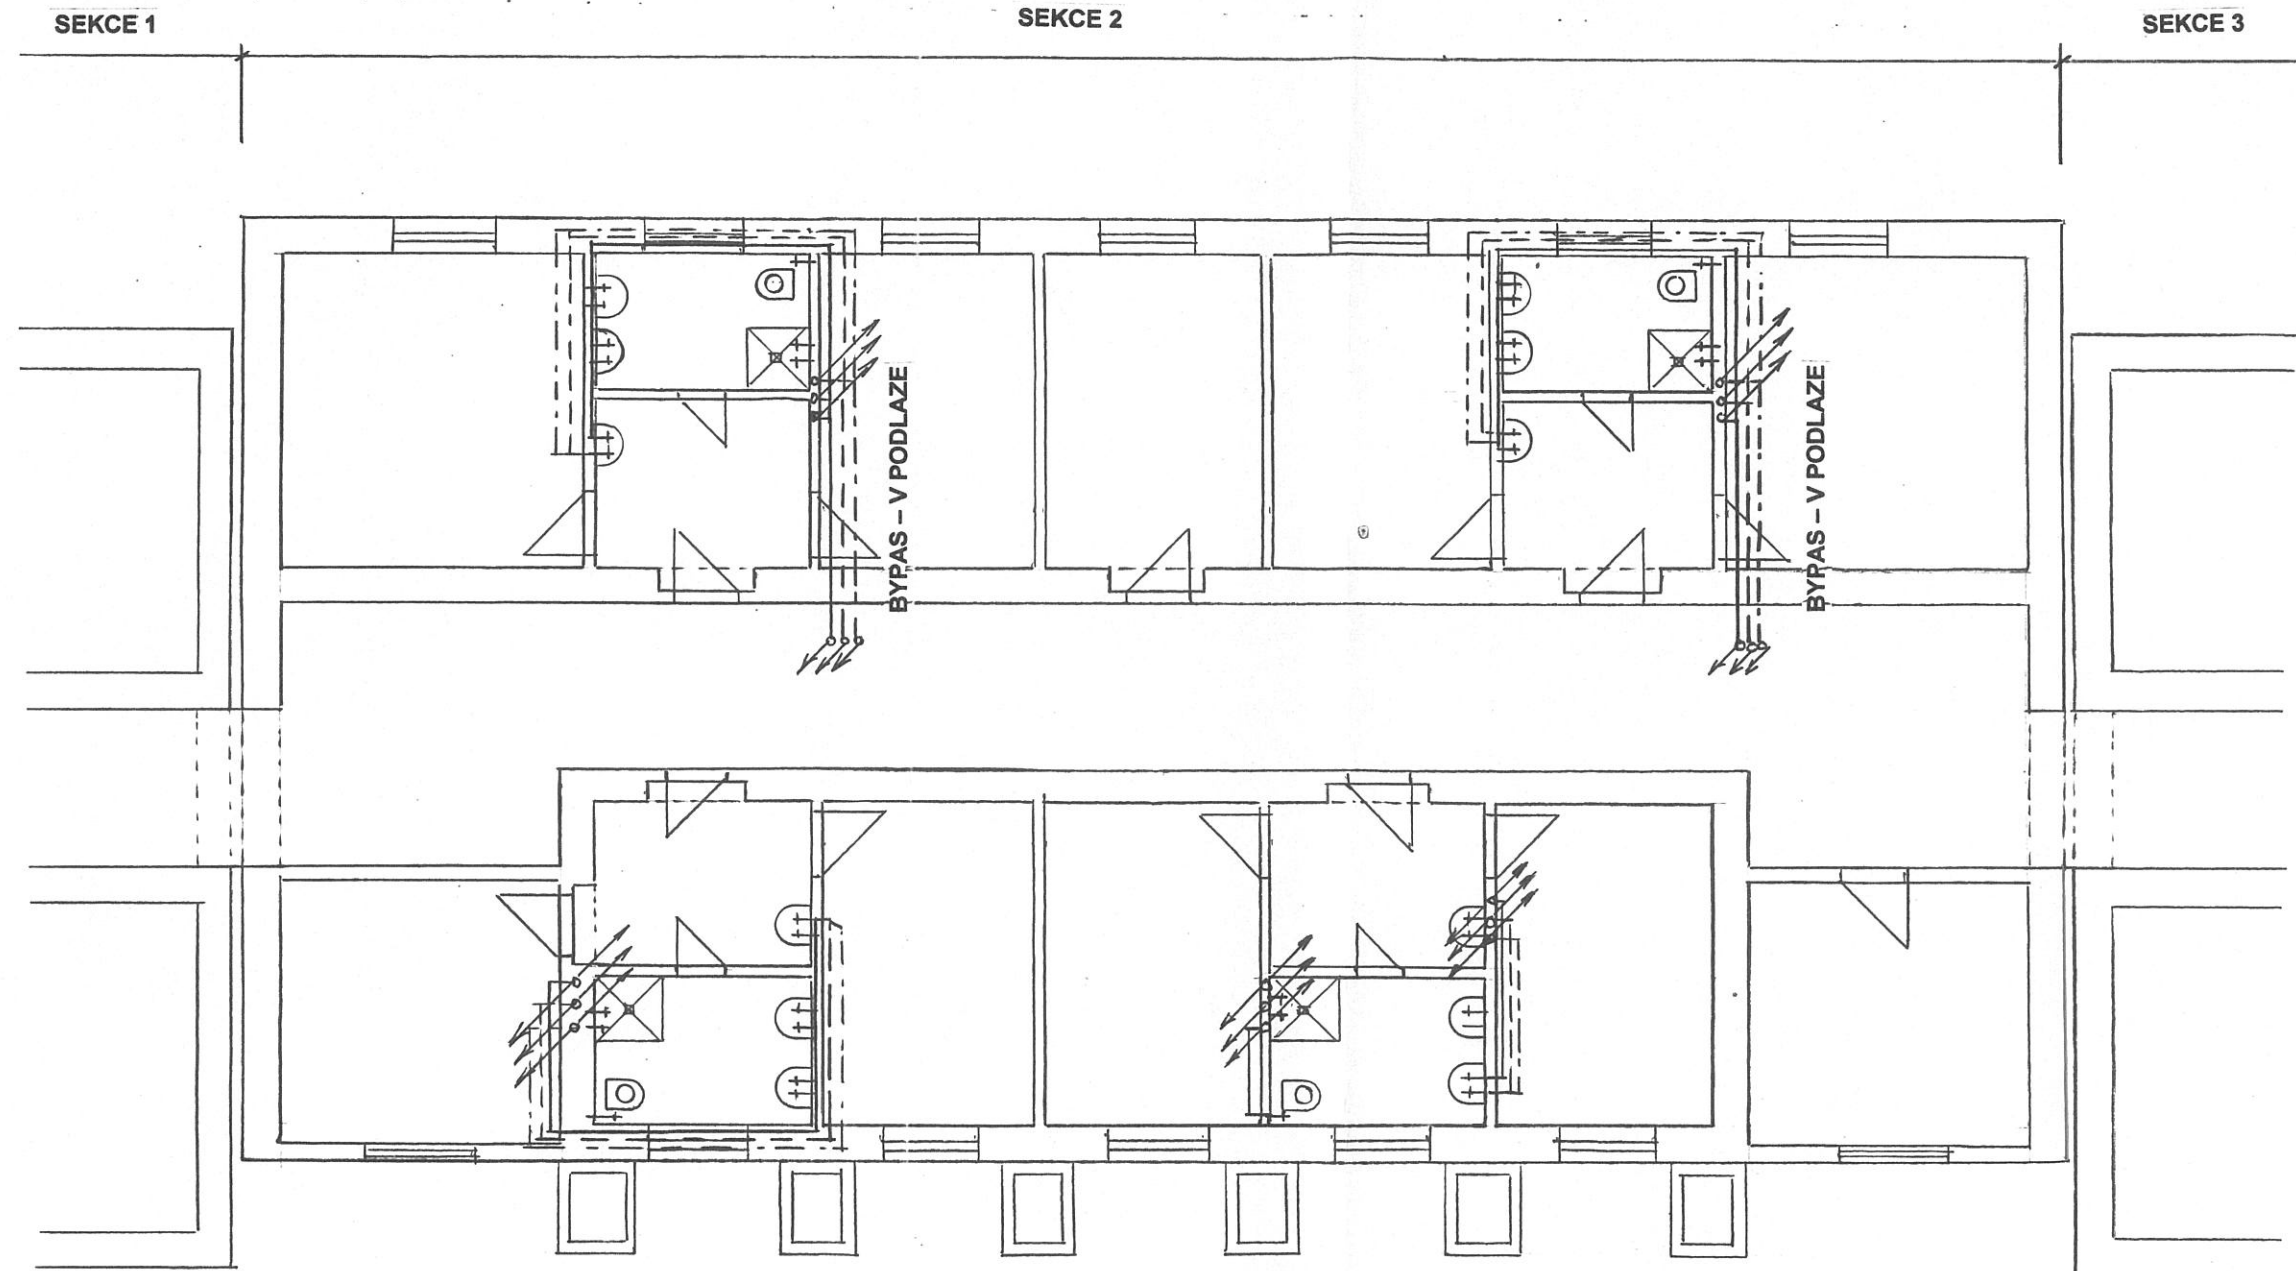


LEGENDA VODOVODNÍHO POTRUBÍ

- STUDENÁ VODA
- - - - - TEPLÁ VODA
- · - · - CIRKULAČNÍ POTRUBÍ

Stavebník: Mendelova univerzita v Brně, Správa kolejí a menz, ul.Kohoutova, č.1550/11, 613 00 Brno	Datum: 04/2017	
Projektant: Ing.Karel Duchoň, ul.Štefánikova, č.342, 664 61 Rajhrad	Zakázka: 06/17	
Stavba: OPRAVA STÁVAJÍCÍHO VNITŘNÍHO VODOVODU-Tauferovy koleje,budova C PŮDORYS 1.NP, SEKCE 2	Měřítko: 1 : 100	Výkres číslo: 6

PŮDORYS 2 - 4.NP, SEKCE 2

MĚŘÍTKO 1 : 100

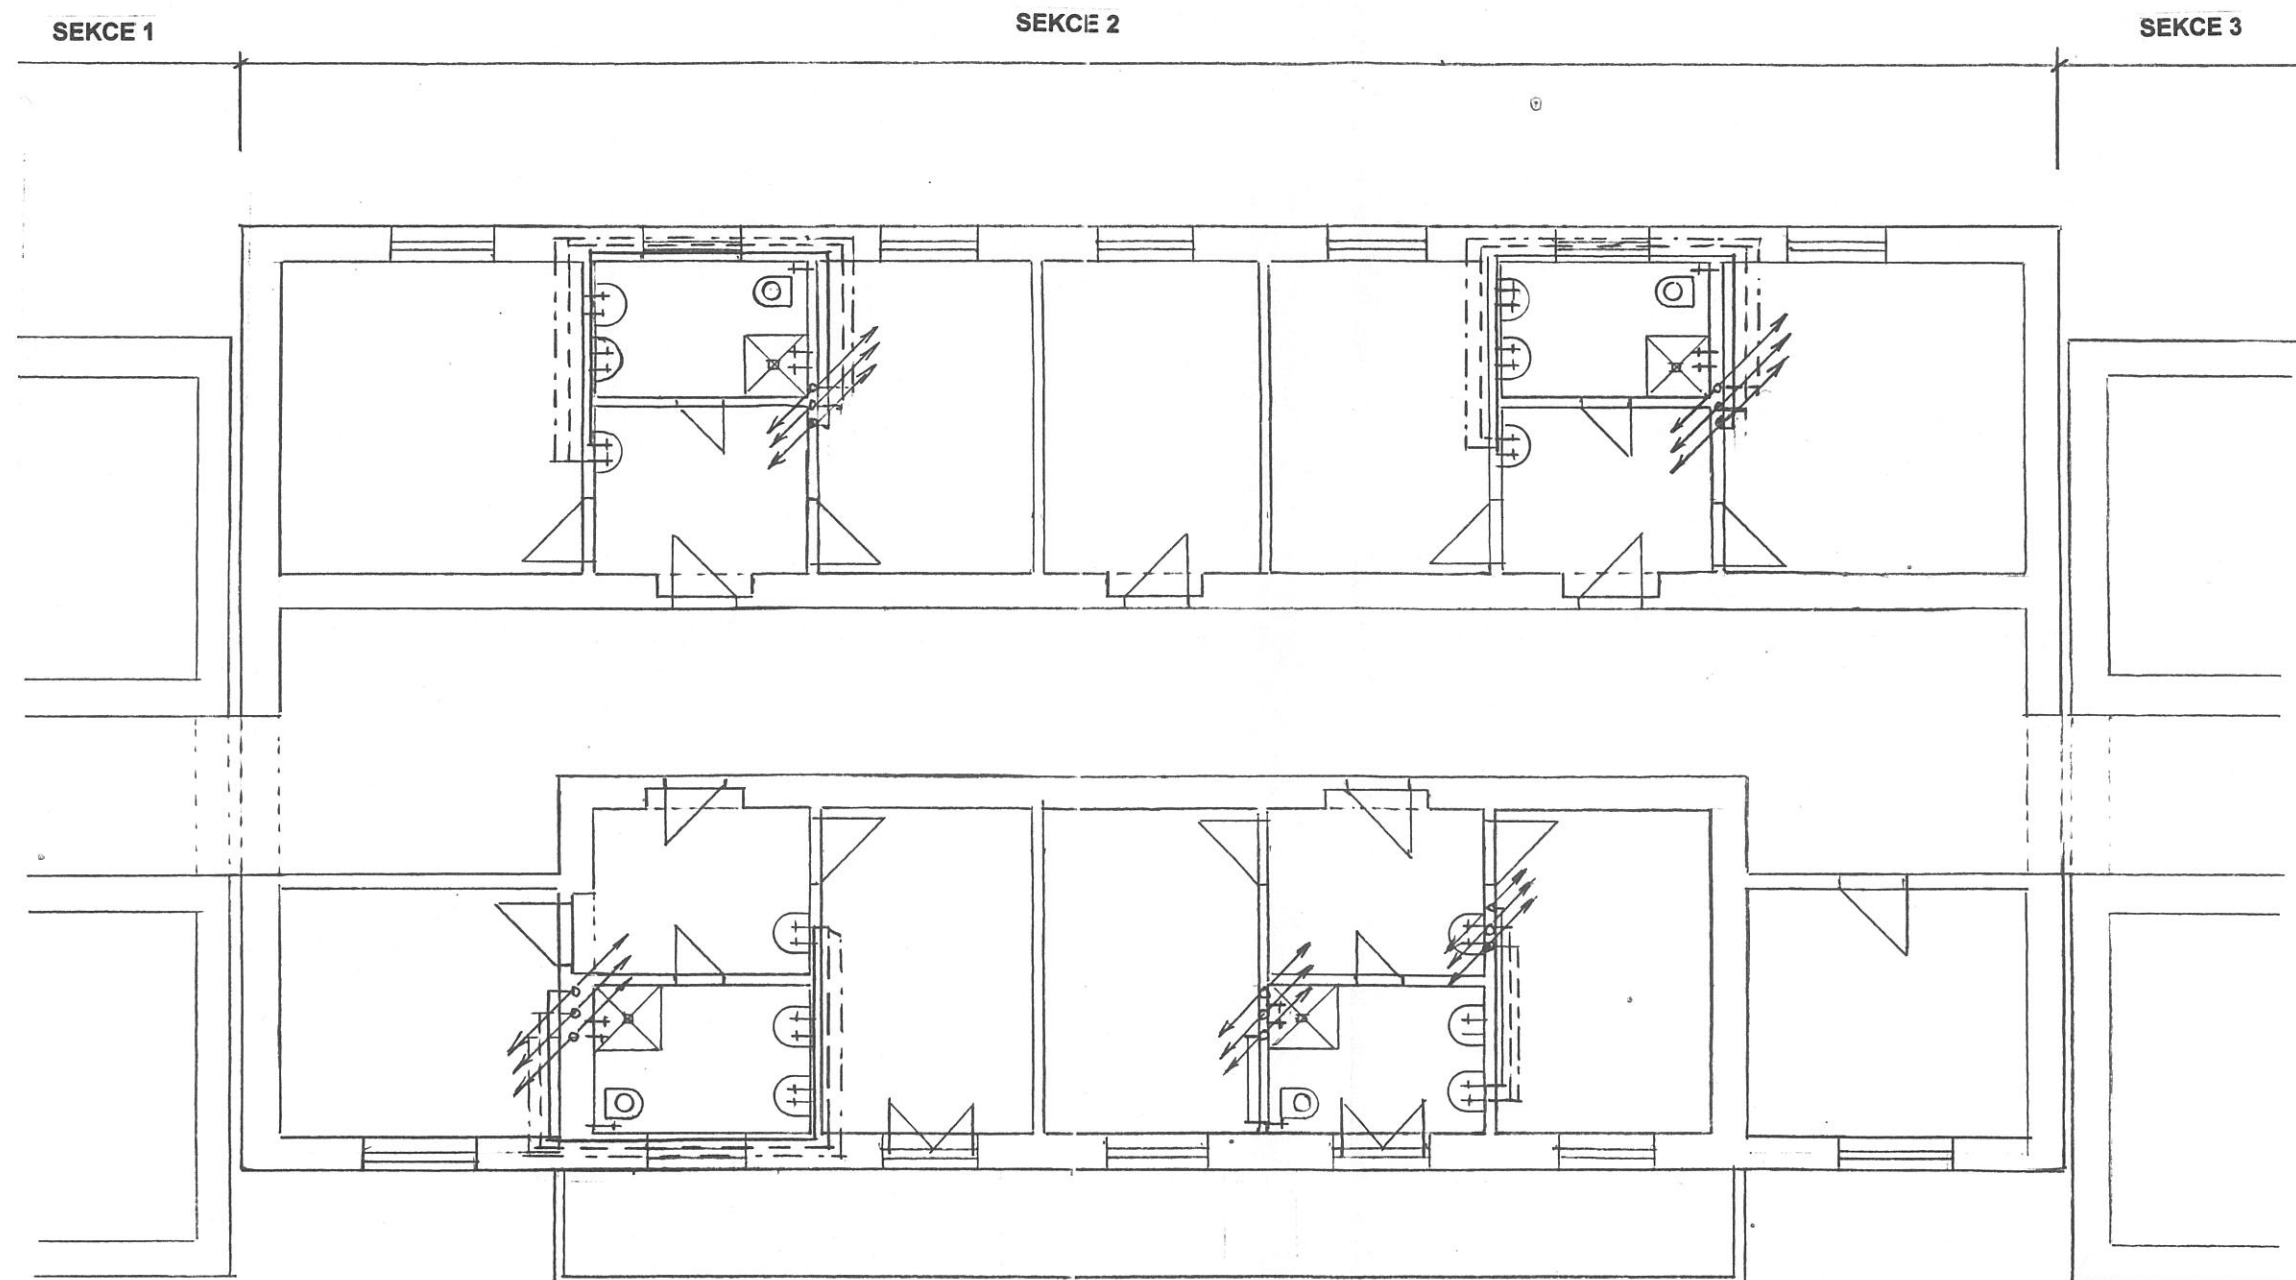


LEGENDA VODOVODNÍHO POTRUBÍ

- STUDENÁ VODA
- - - - - TEPLÁ VODA
- · - · - CÍRKULAČNÍ POTRUBÍ

Stavebník: Mendelova univerzita v Brně, Správa kolejí a menz, ul.Kohoutova, č.1550/11, 613 00 Brno	Datum: 04/2017
Projektant: Ing.Karel Duchoň, ul.Štefánikova, č.342, 664 61 Rajhrad	Zakázka: 06/17
Stavba: OPRAVA STÁVAJÍCÍHO VNITŘNÍHO VODOVODU-Taufery koleje,budova C PŮDORYS 2 - 4.NP, SEKCE 2	Měřítko: 1 : 100 Výkres číslo: 7

PŮDORYS 1.PP, SEKCE 3

MĚŘÍTKO 1 : 100

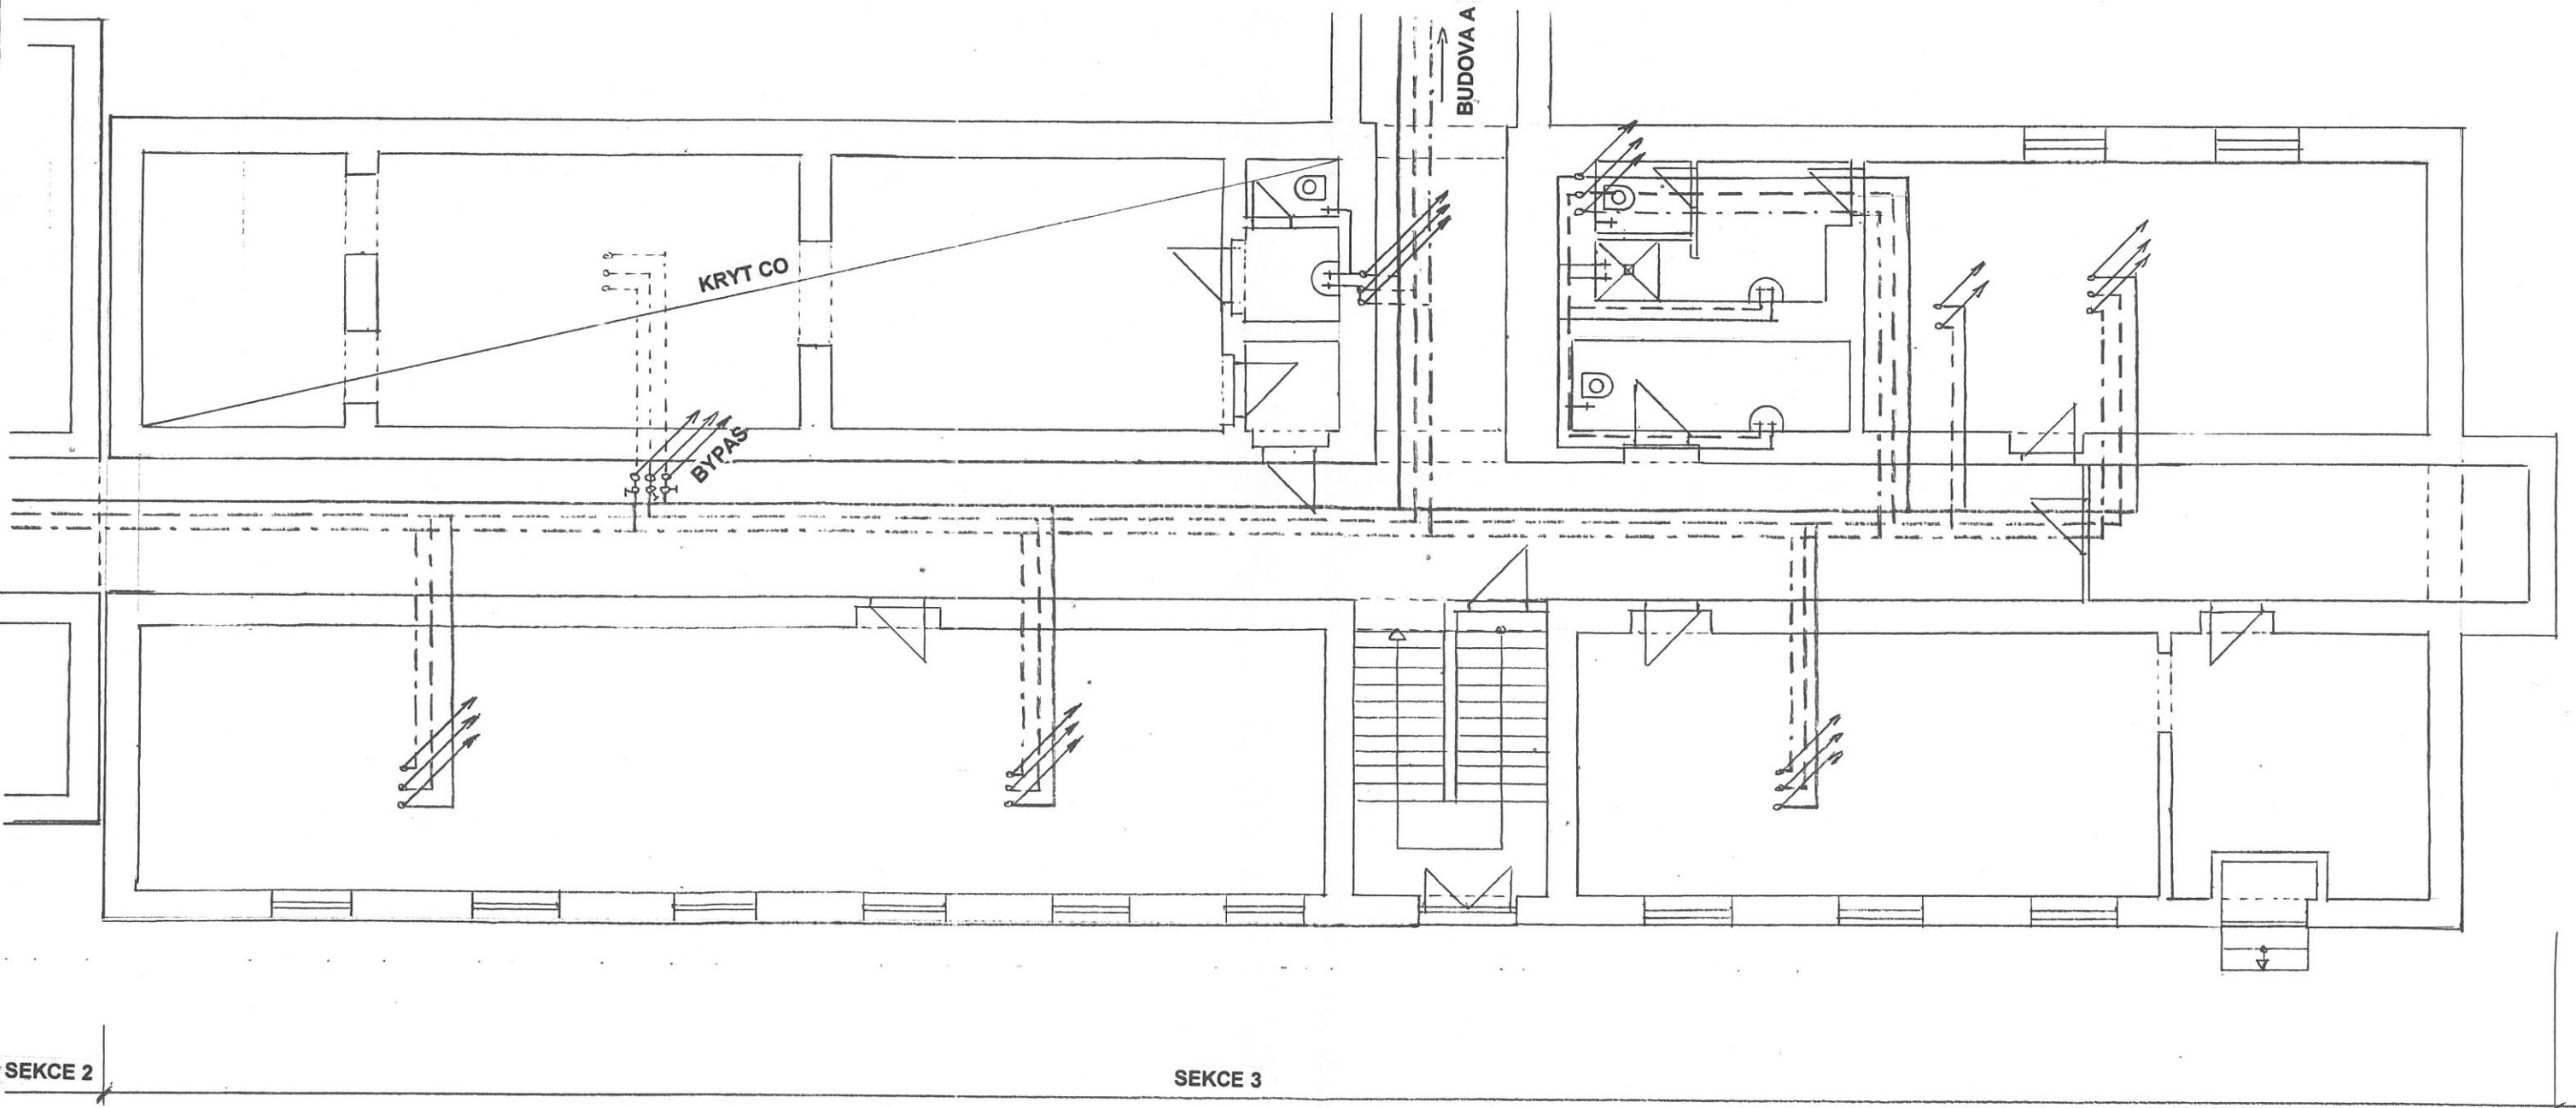


LEGENDA VODOVODNÍHO POTRUBÍ

- STUDENÁ VODA
- - - - - TEPLÁ VODA
- - - - - CÍRKULAČNÍ POTRUBÍ
- - - - - STÁVAJÍCÍ POTRUBÍ (BYPASY)

Stavebník: Mendelova univerzita v Brně, Správa kolejí a menz, ul.Kohoutova, č.1550/11, 613 00 Brno	Datum: 04/2017	
Projektant: Ing.Karel Duchoň, ul.Štefánikova, č.342, 664 61 Rajhrad	Zakázka: 06/17	
Stavba: OPRAVA STÁVAJÍCÍHO VNITŘNÍHO VODOVODU-Taufferovy koleje,budova C PŮDORYS 1.PP, SEKCE 3	Měřítko: 1 : 100	Výkres číslo: 8

PŮDORYS 1.NP, SEKCE 3

MĚŘÍTKO 1 : 100

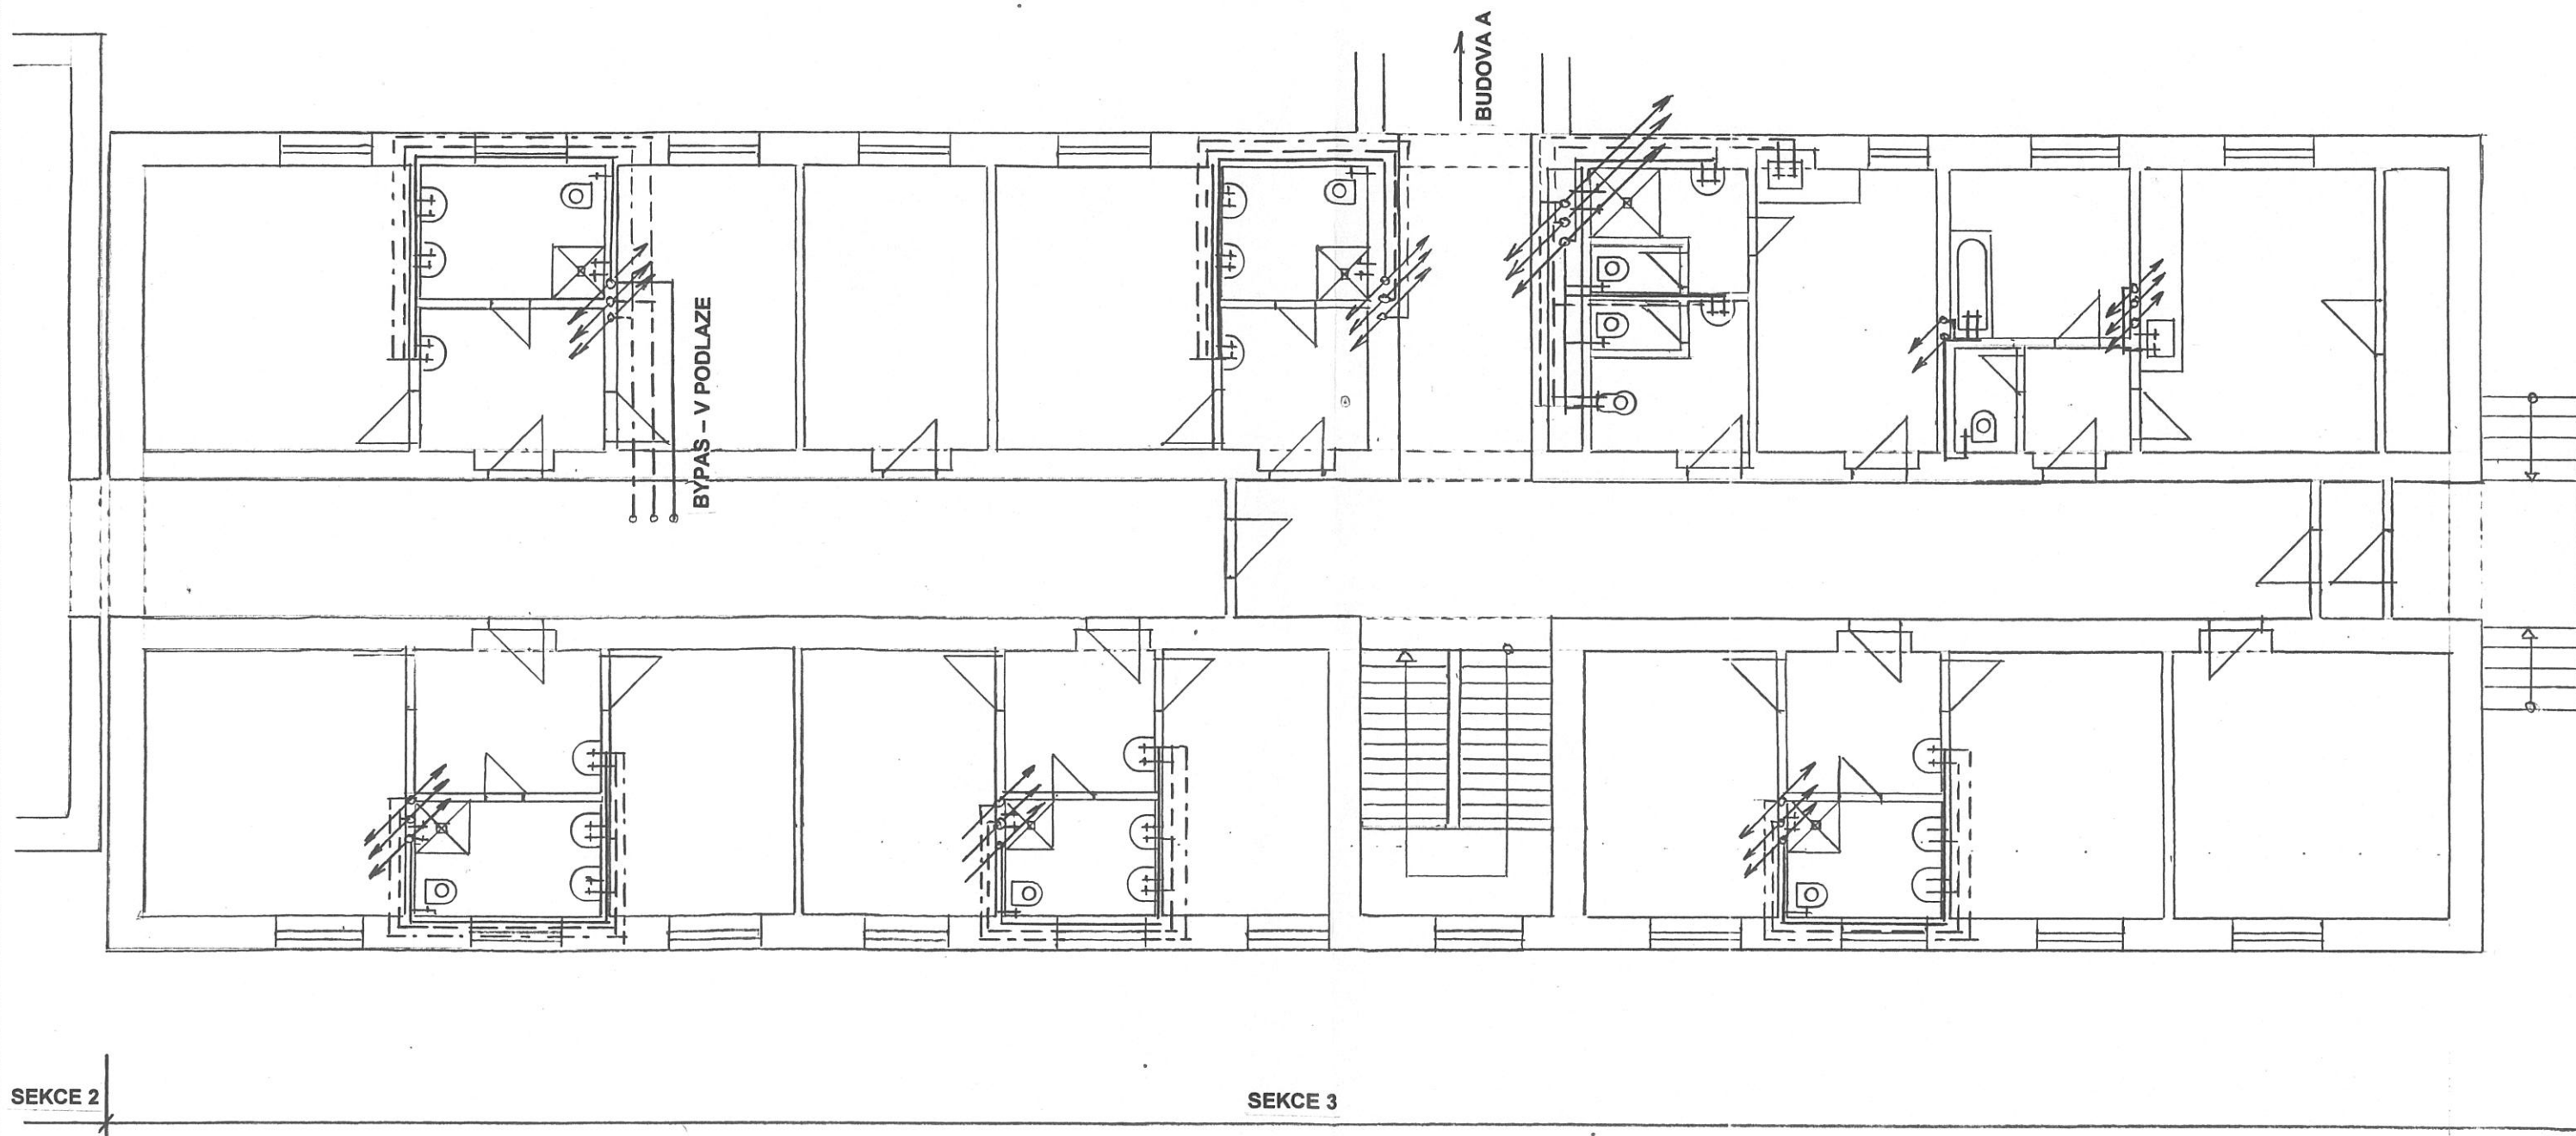


LEGENDA VODOVODNÍHO POTRUBÍ

- STUDENÁ VODA
- - - - - TEPLÁ VODA
- · - · - · CÍRKULAČNÍ POTRUBÍ

Stavebník: Mendelova univerzita v Brně, Správa kolejí a menz, ul.Kohoutova, č.1550/11, 613 00 Brno	Datum: 04/2017	
Projektant: Ing.Karel Duchoň, ul.Štefánikova, č.342, 664 61 Rajhrad	Zakázka: 06/17	
Stavba: OPRAVA STÁVAJÍCÍHO VNITŘNÍHO VODOVODU-Tauferovy koleje,budova C PŮDORYS 1.NP, SEKCE 3	Měřítko: 1 : 100	Výkres číslo: 9

PŮDORYS 2. - 4.NP, SEKCE 3

MĚŘÍTKO 1 : 100

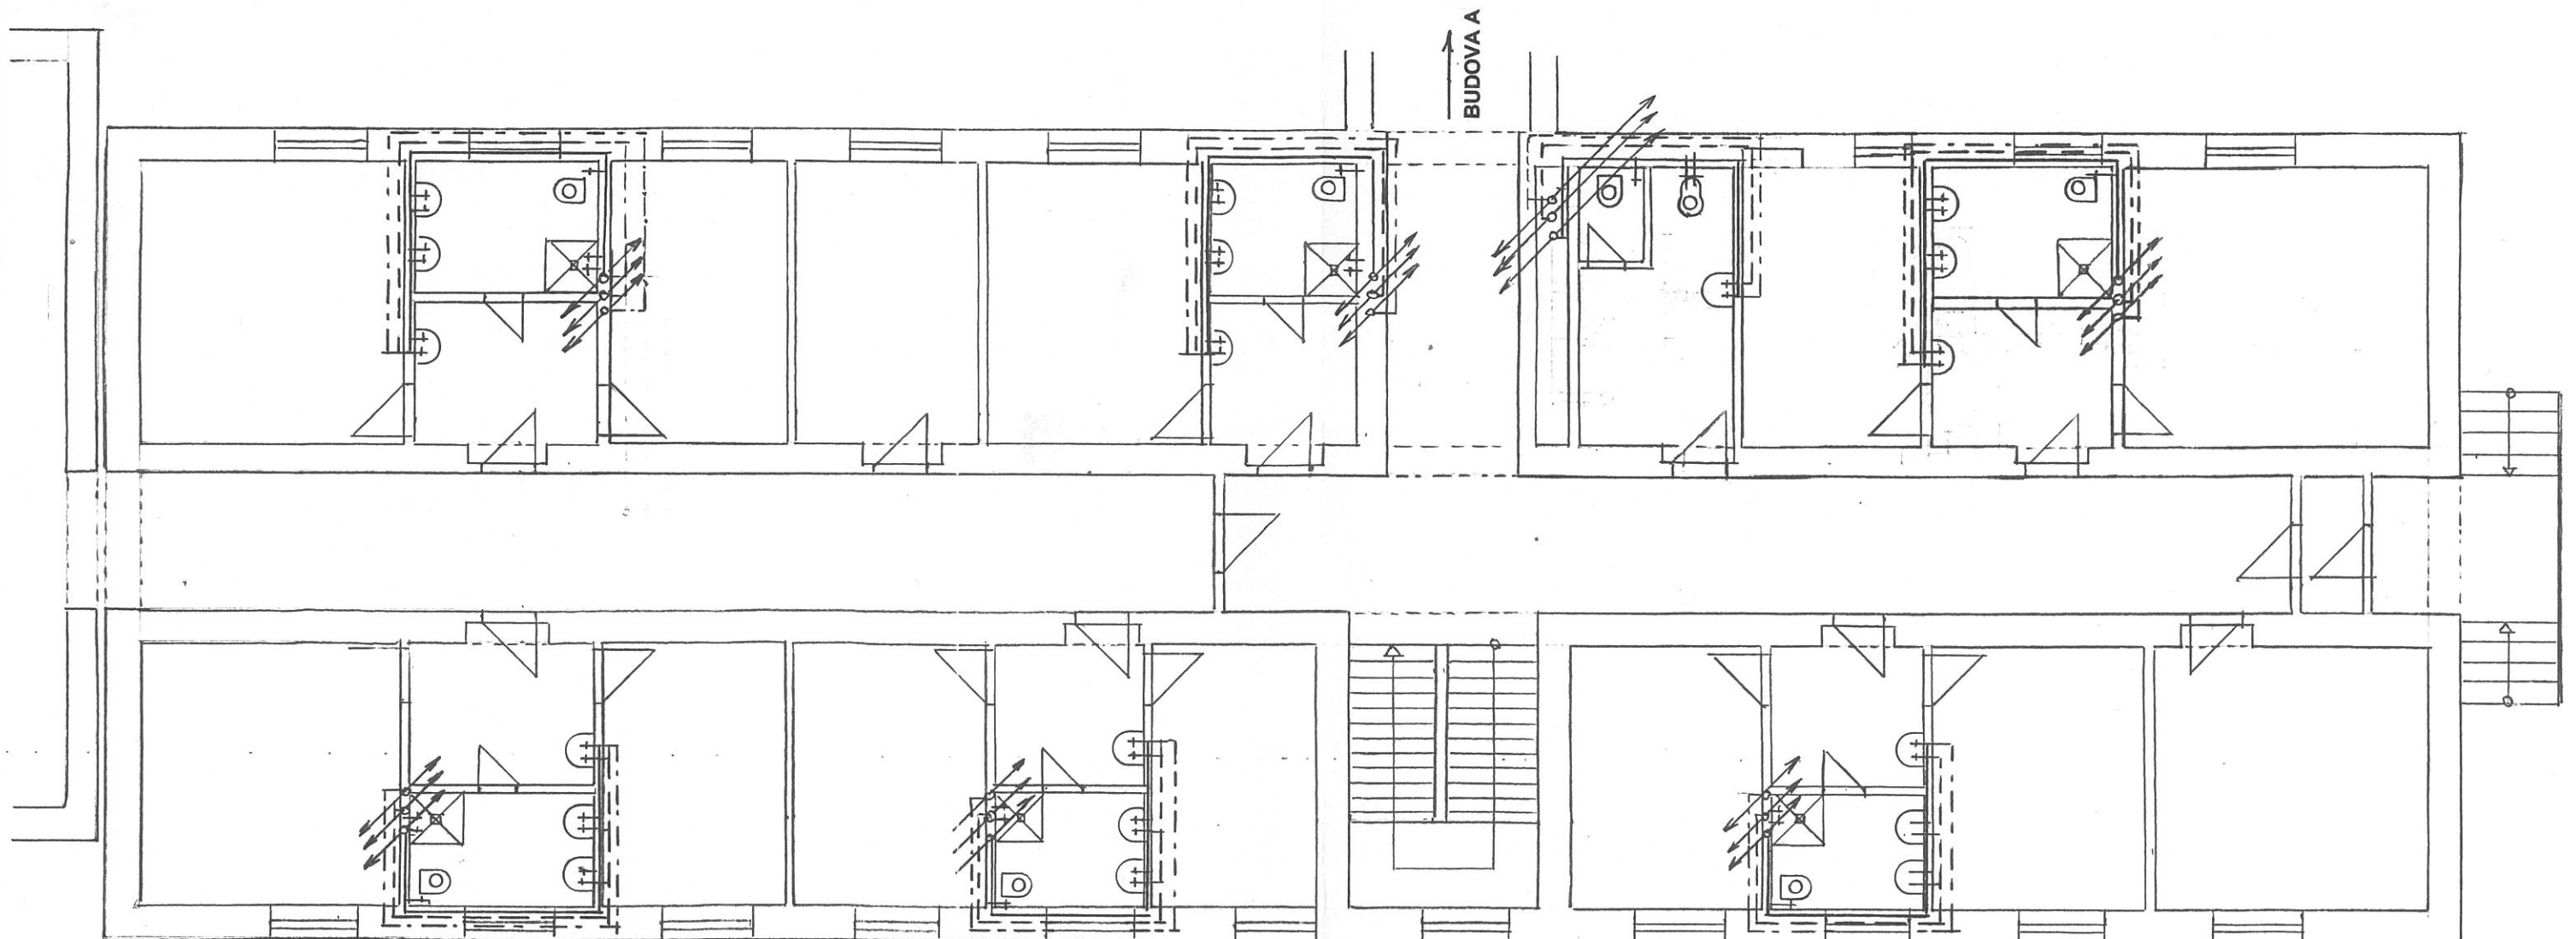

SEKCE 2

SEKCE 3

LEGENDA VODOVODNÍHO POTRUBÍ

- STUDENÁ VODA
- - - - - TEPLÁ VODA
- · - · - · CÍRKULAČNÍ POTRUBÍ

Stavebník: Mendelova univerzita v Brně, Správa kolejí a menz, ul.Kohoutova, č.1550/11, 613 00 Brno	Datum: 04/2017	
Projektant: Ing.Karel Duchoň, ul.Štefánikova, č.342, 664 61 Rajhrad	Zakázka: 06/17	
Stavba: OPRAVA STÁVAJÍCÍHO VNITŘNÍHO VODOVODU-Taufferovy koleje,budova C PŮDORYS 2. - 4.NP, SEKCE 3	Měřítko: 1 : 100	Výkres číslo: 10