


Rekonstrukce objektu C v Lednici

SO-01 REKONSTRUKCE OBJEKTU C

PŮDORYS 1S - NÁVRH BAREVNÉHO ŘEŠENÍ PODLAH

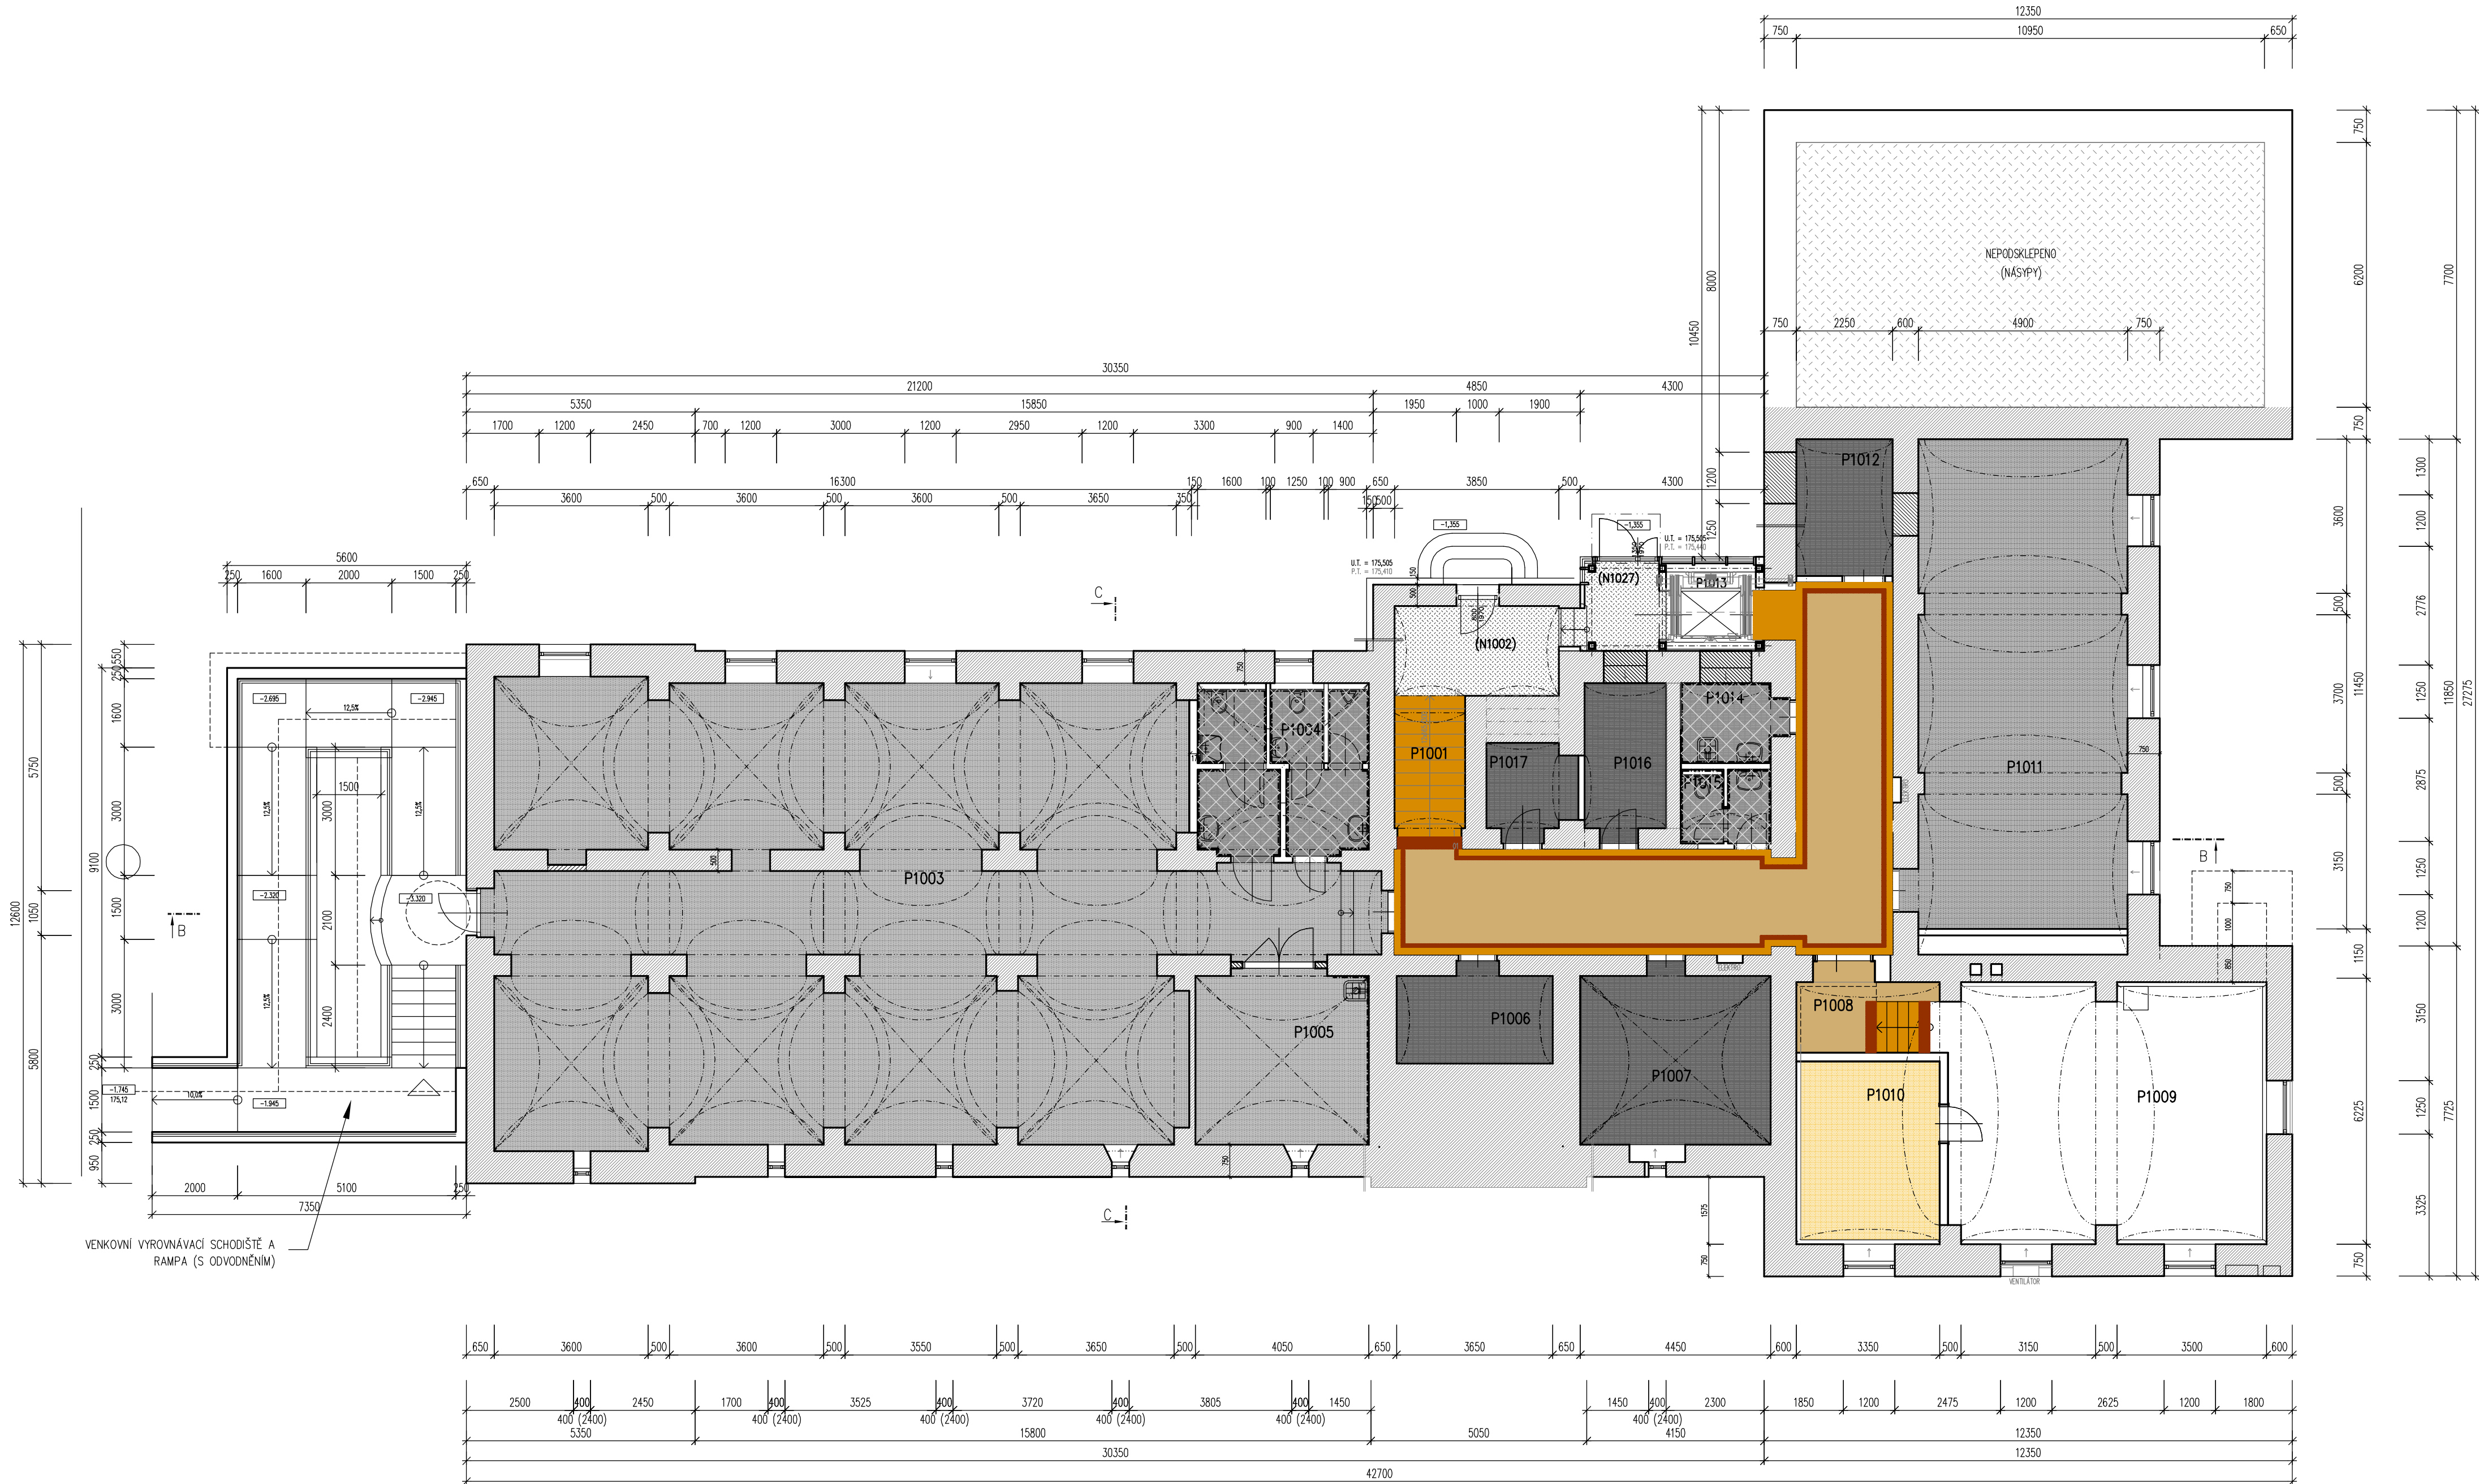

LEGENDA MÍSTNOSTÍ						
Číslo místnosti	Účel místnosti	Plocha [m²]	Skladba podlahy	Strop	Stěny	Poznámka
			Nášlapná vrstva			
P1001	Schodiště	5.87	PVC	Omítka VPC	Omítka VPC	—
P1002	Chodba	43.40	PVC	Omítka VPC	Omítka VPC	—
P1003	Výstavní prostory student.práci	175.23	Epoxidová stěrka	Režný spórovany	Omítka VPC	—
P1004a	WC-M	8.14	Keramická dlažba	Omítka VPC	Omítka VPC, Ker.obklad	—
P1004b	WC-Z+imobiliní	6.97	Keramická dlažba	Omítka VPC	Omítka VPC, Ker.obklad	—
P1005	Zázemí výstavního prostoru	16.00	Epoxidová stěrka	Omítka VPC	Omítka VPC	—
P1006	Sklad	7.83	Epoxidová stěrka	Omítka VPC	Omítka VPC	—
P1007	Technická místnost	17.83	Epoxidová stěrka	Omítka VPC	Omítka VPC	—
P1008	Chodba	6.62	PVC	Omítka VPC	Omítka VPC	—
P1009	Tiskové a ediční centrum	43.23	PVC	Omítka VPC	Omítka VPC	—
P1010	Sklad TC	15.94	PVC	Omítka VPC	Omítka VPC	—
P1011	Technická místnost	56.71	Epoxidová stěrka	Omítka VPC	Omítka VPC	—
P1012	Tech. místnost – rozvodna nn	7.20	Epoxidová stěrka	Omítka VPC	Omítka VPC	—
P1013	Výtahová šachta	3.47	Betonová mazanina	Omítka VPC	Omítka VPC	—
P1014	Úklidová komora	4.34	Keramická dlažba	Omítka VPC	Omítka VPC, Ker.obklad	—
P1015	WC	3.52	Keramická dlažba	Omítka VPC	Omítka VPC, Ker.obklad	—
P1016	Sklad	6.78	PVC	Omítka VPC	Omítka VPC	—
P1017	Sklad	4.43	PVC	Omítka VPC	Omítka VPC	—

± 0,000 = 176,86 m.n.m.

SMLOUVNÍ ZHOTOVITEL:

RUDIŠ - RUDIŠ ARCHITEKTI, s.r.o.
JASELSKÁ 21, 602 00 BRNO
E-mail: rudis-rudis@volny.cz
IČO: 27738833, DIČ: CZ27738833

ARCHITEKT:


Ing. arch. Martin Rudiš
NÁVRH DISPOZICE 1.PP - VÝSTAVNÍ PROSTORY
Ing. arch. Martin Rudiš

RUDIŠ - RUDIŠ architekti s.r.o.

ZHOTOVITEL:

STAVOPROJEKT OLOMOUC a.s.,
Holická 568/31y, 772 00 Olomouc,
Telefon: 585531111, Fax: 585531333
E-mail: info@stavoprojekt.cz, IČ: 45192031, DIČ: CZ45192031

RAZITKO:


STAVOPROJEKT OLOMOUC a.s.

STUPEŇ DOKUMENTACE:	REDITEL:	MANAŽER PROJEKTU:
DOKUMENTACE PRO PROVEDENÍ STAVBY	RNDr. L. Šťastný	PaedDr. Zoja Šťastná
INVESTOR:	HLAVNÍ INŽENÝR PROJEKTU:	VEDOUČÍ PROJEKTANT:
Mendelova univerzita v Brně Zemědělská 1665/1, 613 00 Brno	Ing. Jiří Vlčan	Ing. Jiří Vlčan
UŽIVATEL:	ODPOVĚDNÝ PROJEKTANT:	VYPRACOVAL:
Zahradnická fakulta Vatlická 337, 691 44 Lednice	Ing. Jiří Vlčan	Ing. Jiří Vlčan
MÍSTO STAVBY:		
LEDNICE, k.ú. Lednice na Moravě 679628		
KRAJ:		
JIHOVMORAVSKÝ		

ZAK.ČÍSLO:	11-001/340	PARE:
DATUM:	08/2017	FORMAT:
8 x A4		MĚŘÍTKO:
1:100		

ZAKÁZKA:

Rekonstrukce objektu C v Lednici

OBJEKT:	SO-01 REKONSTRUKCE OBJEKTU C	ČÁST:
VÝKRES:	PŮDORYS 1S - NÁVRH BAREVNÉHO ŘEŠENÍ PODLAH	ČÍSLO:

02