


STÁVAJÍCÍ ROZVADĚČ- DOPLNIT

## LEGENDA

- PODHLEDOVÉ LED SVÍTIDLO KULATÉ 330x19 mm  
příkon 24 W, světelný tok 2760 lm, světelná účinnost 115 lm/W, teplota chromatičnosti 3000 K, vyzařovací úhel 120°, IP20 , materiál PC
- POHYBOVÉ ČIDLO
- ZÁSUVKA 230V/16A IP20 podomítková
- ZÁSUVKA 230V/16A IP44 podomítková
- CYKY 3 x 2,5
- CYKY 3...5 x 1,5

ELEKTROINSTALACE PROVEDENA POD OMÍTKOU,  
NAD PODHLEDEM V DRÁTĚNÝCH ŽLABECH

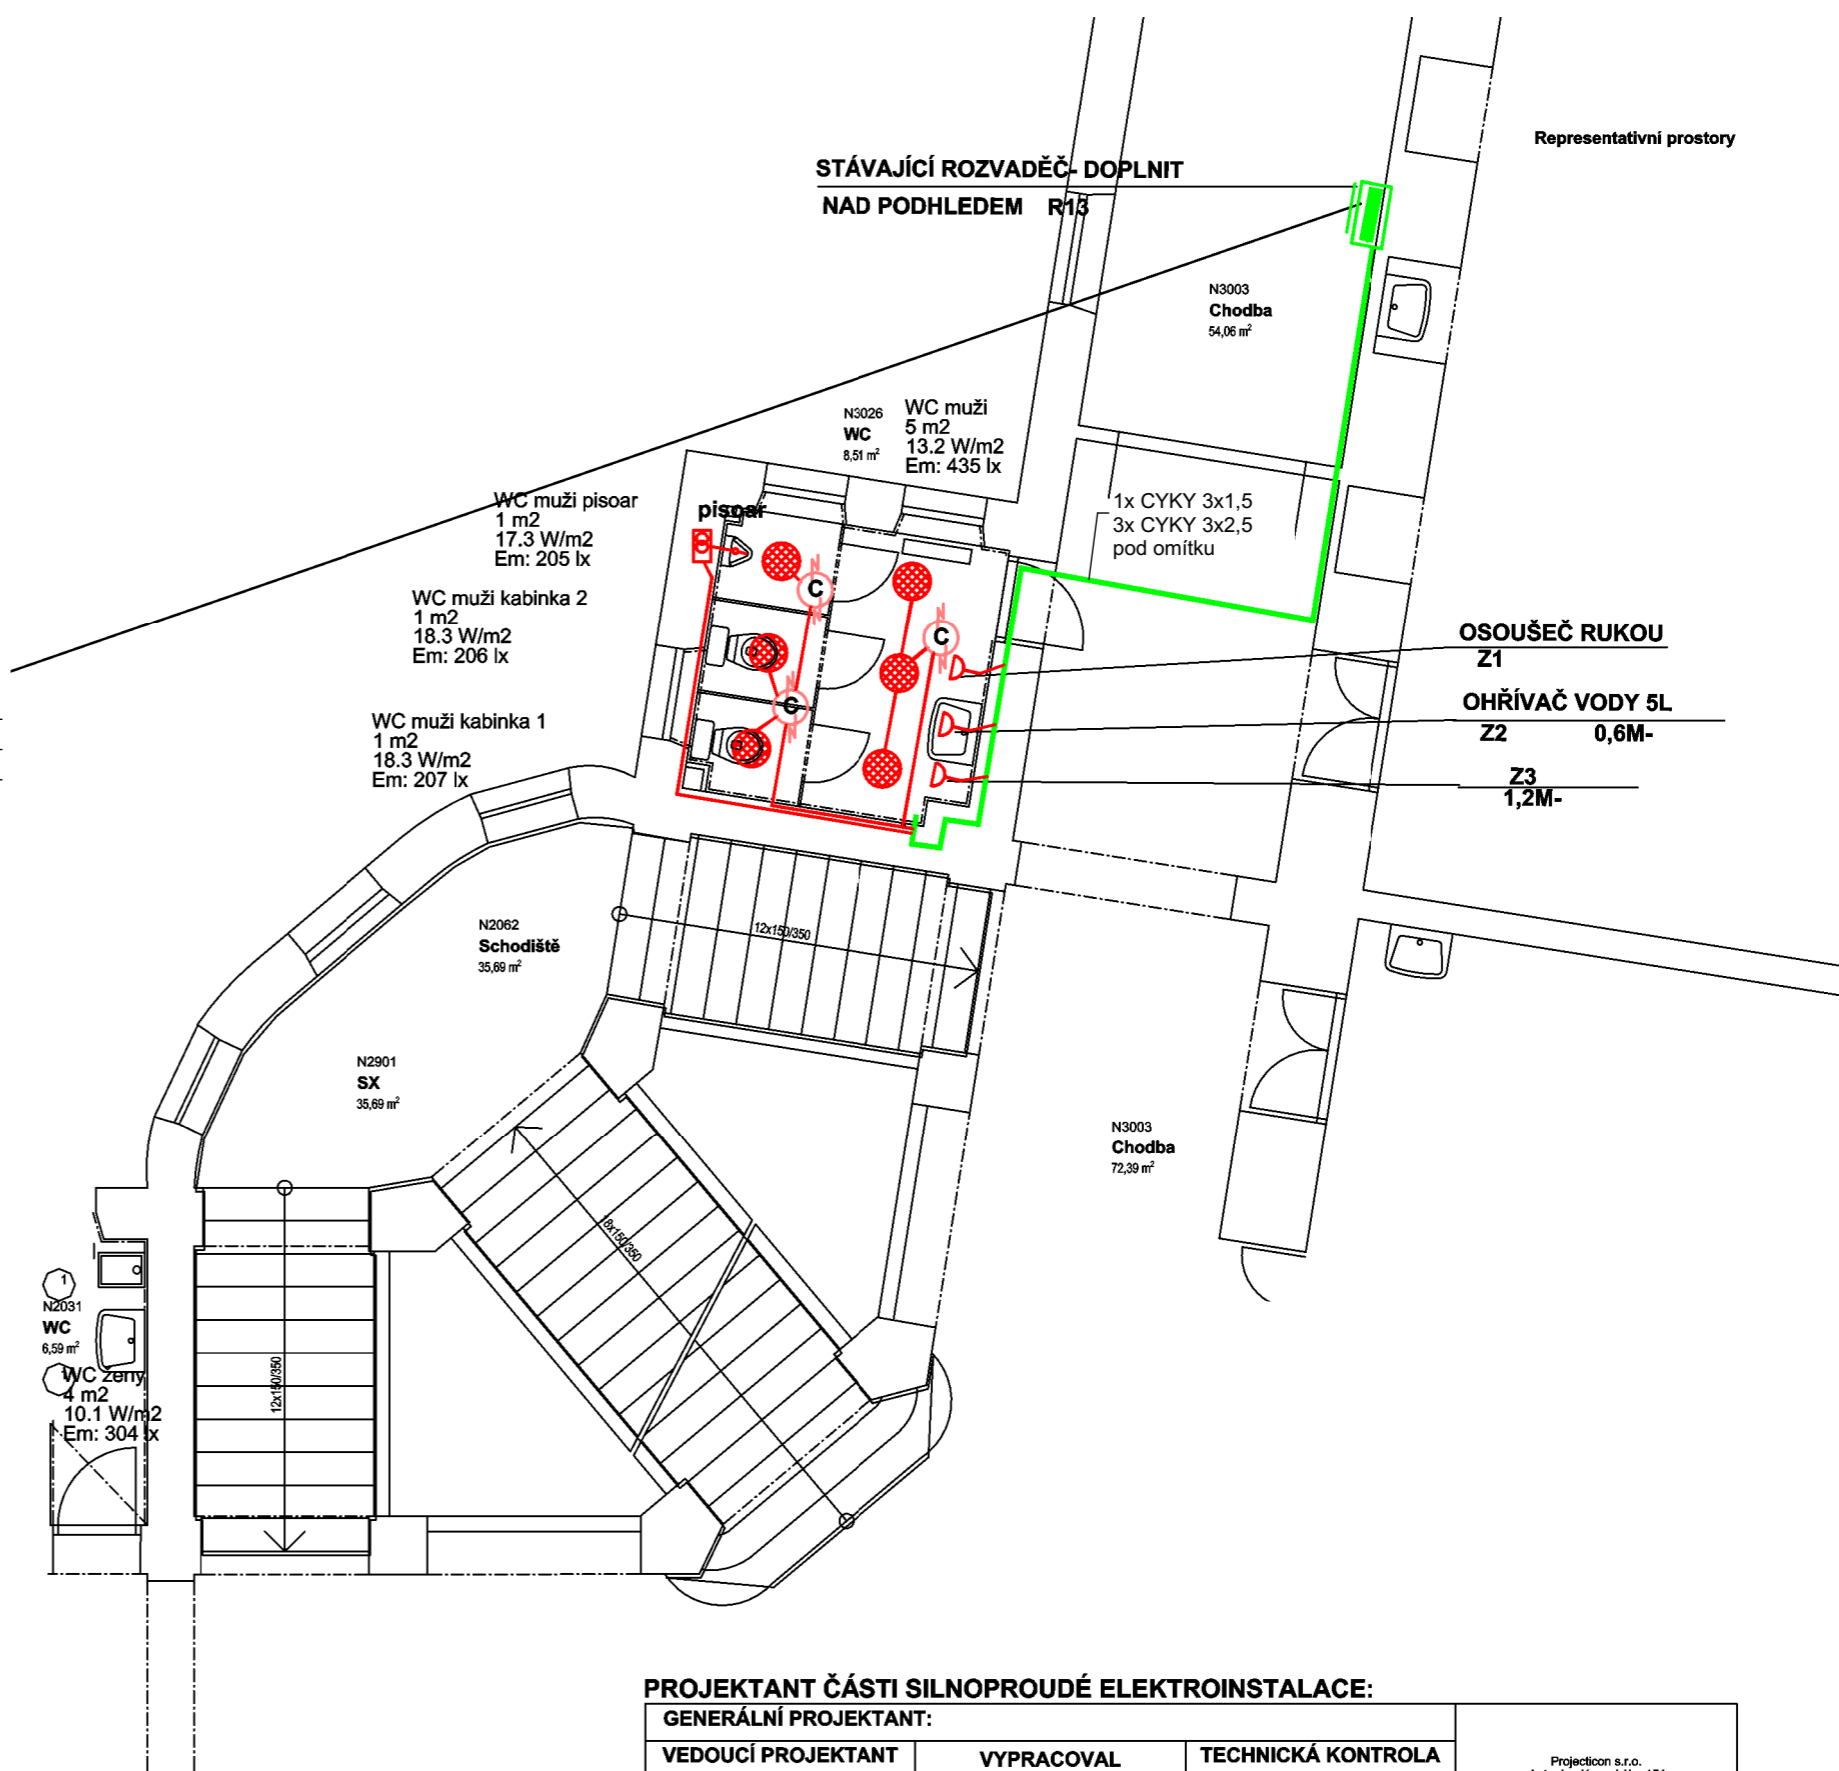

## PROJEKTANT ČÁSTI SILNOPROUDÉ ELEKTROINSTALACE:

GENERÁLNÍ PROJEKTANT:			Projection s.r.o. Antonína Kopecského 151 549 22 Nový Hrádek IČO: 28809459	
VEDOUCÍ PROJEKTANT	VYPRACOVAL	TECHNICKÁ KONTROLA		
Jaroslav Pištora	Jaroslav Pištora	Jaroslav Pištora		
INVESTOR	Mendelova univerzita v Brně Zemědělská 810, 613 00 Brno			
MÍSTO STAVBY	p.p.č. 2/1, k.ú. Černá Pole [610771]		FORMÁT A4 DATUM 11/2020 STUPEŇ PD DPS MĚŘÍTKO 1:75 Č. VÝKR. D.1.4.1.2	
STAVBA	STAVEBNÍ ÚPRAVY VNITŘNÍCH PROSTOR OBJEKTU B MENDELOVY UNIVERZITY, p.č. 2/1, k.ú. ČERNÁ POLE			
OBSAH	B.3.c WC MUŽI 3NP-CENTRÁLNÍ ČÁST 3.NP- ELEKTROINSTALACE			