

## LEGENDA ZAŘIZOVACÍCH PŘEDMĚTŮ

- WC

záchodová mísa keramická kombi s nádržkou, bílá, spodní odpad

vč. splachovací soupravy, záchodové sedátko plastové bílé

rohový ventil 1/2", přípojovací trubička 3/8"x1/2" délky 300 mm

manžeta ø110 pro napojení na nové kanalizační přípojovací potrubí
- U

umyvadlo keramické š. 60 cm, baterie umyvadlová stojánková páková

zápachová uzávěrka umyvadlová

2x rohový ventil 1/2"

## LEGENDA ZNAČEK

- Navržené potrubí studené vody PP-R INSTALPLAST
- Navržené potrubí teplé vody PP-R INSTALPLAST
- Navržené potrubí splaškové kanalizace PP HT-SYSTÉM

## POZNÁMKY

V ROZSAHU ŘEŠENÉHO PODLAŽÍ BUDE VYMĚNĚNO SVISLÉ ODPADNÍ A PŘIPOJOVACÍ POTRUBÍ KANALIZACE A POTRUBÍ VODOVODU.

STÁVAJÍCÍ POTRUBÍ VODOVODU A KANALIZACE BUDE ODSTRANĚNO, NOVÉ POTRUBÍ BUDE VEDENO VE STEJNÝCH TRASÁCH A NAPOJENO NA STÍVAJÍCÍ ROZVODY.

POTRUBÍ STUDENÉ VODY BUDE OPATŘENO IZOLACÍ tl. 9 mm, POTRUBÍ TEPLÉ VODY BUDE OPATŘENO IZOLACÍ tl.13 mm. IZOLACE BUDE Z PĚNĚNÉHO POLYETHYLENU.

PŘIPOJOVACÍ A SVISLÉ ODPADNÍ POTRUBÍ VNITŘNÍ KANALIZACE BUDE PROVEDENO Z MATERIÁLU PP HT SYSTÉM.


PŘIPOJOVACÍ POTRUBÍ KANALIZACE OD ZAŘIZOVACÍCH PŘEDMĚTŮ VĚST VE SPÁDU 3%.

VÝBĚR TYPŮ ZAŘIZOVACÍCH PŘEDMĚTŮ A BATERIÍ PROVEDEN DLE VÝBĚRU INVESTORA PŘI REALIZACI.

MONTÁŽ POTRUBÍ BUDE PROVÁDĚNA DLE MONTÁŽNÍHO PŘEDPISU VÝROBCE.

PRÁCE ZTI MUSÍ BÝT KOORDINOVÁNY S OSTATNÍMI PROFESEMI TECHNIKY PROSTŘEDÍ STAVEB!

## CELKOVÉ SCHEMA OBJEKTU

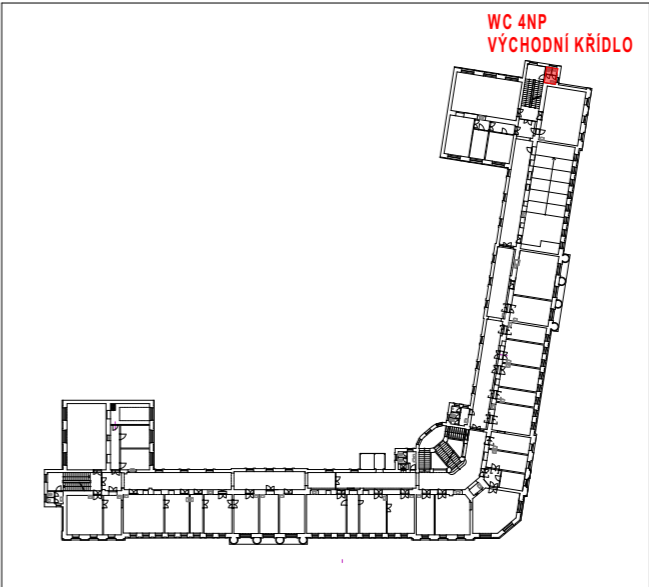

GENERÁLNÍ PROJEKTANT:			<div>PROJECTICON S.R.O.</div> <div>PROJEKČNÍ A KONZULTAČNÍ KANCELÁŘ</div> <div>Projection s.r.o. Antonína Kopeckého 151 549 22 Nový Hrádek IČO: 28809499</div>	
VEDOUČÍ PROJEKTANT	VYPRACOVAL	TECHNICKÁ KONTROLA	<div><div></div><div>Mendelova</div><div>univerzita</div><div>v Brně</div><div></div></div>	
Ing. Pavel Ježek	Ing. Tomáš Kalous	Ing. Pavel Ježek		
INVESTOR	Mendelova univerzita v Brně Zemědělská 810, 613 00 Brno			
MÍSTO STAVBY	p.p.č. 2/1, k.ú. Černá Pole [610771]			
STAVBA	<b>STAVEBNÍ ÚPRAVY VNITŘNÍCH PROSTOR OBJEKTU B MENDELOVY UNIVERZITY, p.č. 2/1, k.ú. ČERNÁ POLE - 1. ETAPA</b>		FORMÁT	2 x A4
			DATUM	11/2020
			STUPEŇ PD	DPS
OBSAH	B.4.b WC 4NP - VÝCHODNÍ KŘÍDLO <b>PŮDORYS 4NP - ZTI</b>		MĚŘÍTKO 1:50	Č. VÝKR. D.1.4.2.02