

## LEGENDA ZAŘIZOVACÍCH PŘEDMĚTŮ

- WC** záchodová mísa keramická kombi s nádržkou, bílá, spodní odpad  
vč. splachovací soupravy, záchodové sedátko plastové bílé  
rohový ventil 1/2", přípojovací trubička 3/8"x1/2" délky 300 mm  
manžeta ø110 pro napojení na nové kanalizační přípojovací potrubí
- U** umyvadlo keramické š. 60 cm, baterie umyvadlová stojánková páková  
zápachová uzávěrka umyvadlová  
2x rohový ventil 1/2"
- Pi** pisoár keramický s vnějším přívodem vody, zápachová uzávěrka  
svislý odpad, nerezové síto, automatické senzorové splachování  
nerezový splachovač pisoáru s infračervenou elektronikou

## LEGENDA ZNAČEK

- Navržené potrubí studené vody PP-R INSTALPLAST
- Navržené potrubí teplé vody PP-R INSTALPLAST
- Navržené potrubí splaškové kanalizace PP HT-SYSTÉM

## POZNÁMKY

V ROZSAHU ŘEŠENÉHO PODLAŽÍ BUDE VYMĚNĚNO SVISLÉ ODPADNÍ A PŘIPOJOVACÍ POTRUBÍ KANALIZACE A POTRUBÍ VODOVODU.

STÁVAJÍCÍ POTRUBÍ VODOVODU A KANALIZACE BUDE ODSTRANĚNO, NOVÉ POTRUBÍ BUDE VEDENO VE STEJNÝCH TRASÁCH A NAPOJENO NA STÍVAJÍCÍ ROZVODY.

POTRUBÍ STUDENÉ VODY BUDE OPATŘENO IZOLACÍ tl. 9 mm, POTRUBÍ TEPLÉ VODY BUDE OPATŘENO IZOLACÍ tl.13 mm. IZOLACE BUDE Z PĚNĚNÉHO POLYETHYLENU.

PŘIPOJOVACÍ A SVISLÉ ODPADNÍ POTRUBÍ VNITŘNÍ KANALIZACE BUDE PROVEDENO Z MATERIÁLU PP HT SYSTÉM.


PŘIPOJOVACÍ POTRUBÍ KANALIZACE OD ZAŘIZOVACÍCH PŘEDMĚTŮ VĚST VE SPÁDU 3%.

VÝBĚR TYPŮ ZAŘIZOVACÍCH PŘEDMĚTŮ A BATERIÍ PROVEDEN DLE VÝBĚRU INVESTORA PŘI REALIZACI.

MONTÁŽ POTRUBÍ BUDE PROVÁDĚNA DLE MONTÁŽNÍHO PŘEDPISU VÝROBCE.

PRÁCE ZTI MUŠÍ BÝT KOORDINOVÁNY S OSTATNÍMI PROFESEMI TECHNIKY PROSTŘEDÍ STAVEB!

## CELKOVÉ SCHEMA OBJEKTU

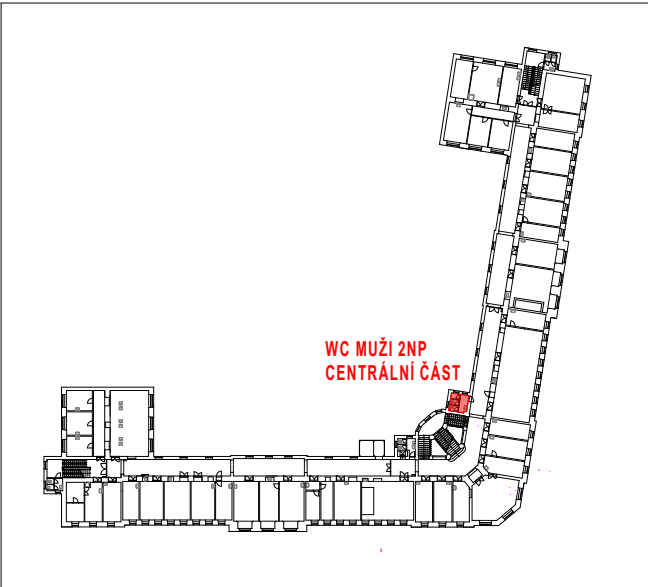

GENERÁLNÍ PROJEKTANT:			PROJECTICON S.R.O. PROJEKČNÍ A KONZULTAČNÍ KANCELÁŘ	
VEDOUČÍ PROJEKTANT	VYPRACOVAL	TECHNICKÁ KONTROLA	<div>Projection s.r.o. Antonína Kopeckého 151 549 22 Nový Hrádek IČO: 28809499</div> <div><div></div><div></div><div></div><div></div></div> <div>Mendelova univerzita v Brně</div>	
Ing. Pavel Ježek	Ing. Tomáš Kalous	Ing. Pavel Ježek		
INVESTOR	Mendelova univerzita v Brně Zemědělská 810, 613 00 Brno			
MÍSTO STAVBY	p.p.č. 2/1, k.ú. Černá Pole [610771]			
STAVBA  STAVEBNÍ ÚPRAVY VNITŘNÍCH PROSTOR OBJEKTU B MENDELOVY UNIVERZITY, p.č. 2/1, k.ú. ČERNÁ POLE - 1. ETAPA			FORMÁT	2 x A4
			DATUM	11/2020
			STUPEŇ PD	DPS
OBSAH	B.2.c WC MUŽI 2NP - CENTRÁLNÍ ČÁST  PŮDORYS 2NP - ZTI		MĚŘÍTKO  1:50	Č. VÝKR.  D.1.4.2.02