

LEGENDA ZAŘIZOVACÍCH PŘEDMĚTŮ

WC záchodová mísa keramická kombi s nádržkou, bílá, spodní odpad
vč. splachovací soupravy, záchodové sedátko plastové bílé
rohový ventil 1/2", přípojovací trubička 3/8"x1/2" délky 300 mm
manžeta ø110 pro napojení na nové kanalizační přípojovací potrubí

U umyvadlo keramické š. 60 cm, baterie umyvadlová stojánková páková
zápachová uzávěrka umyvadlová
2x rohový ventil 1/2"


LEGENDA ZNAČEK

- Navržené potrubí studené vody PP-R INSTALPLAST
- Navržené potrubí teplé vody PP-R INSTALPLAST
- Navržené potrubí splaškové kanalizace PP HT-SYSTÉM

POZNÁMKY

V ROZSAHU ŘEŠENÉHO PODLAŽÍ BUDE VYMĚNĚNO SVISLÉ ODPADNÍ A PŘIPOJOVACÍ POTRUBÍ KANALIZACE A POTRUBÍ VODOVODU.
STÁVAJÍCÍ POTRUBÍ VODOVODU A KANALIZACE BUDE ODSTRANĚNO, NOVÉ POTRUBÍ BUDE VEDENO VE STEJNÝCH TRASÁCH A NAPOJENO NA STÍVAJÍCÍ ROZVODY.
POTRUBÍ STUDENÉ VODY BUDE OPATŘENO IZOLACÍ tl. 9 mm, POTRUBÍ TEPLÉ VODY BUDE OPATŘENO IZOLACÍ tl.13 mm. IZOLACE BUDE Z PĚNĚNÉHO POLYETHYLENU.
PŘIPOJOVACÍ A SVISLÉ ODPADNÍ POTRUBÍ VNITŘNÍ KANALIZACE BUDE PROVEDENO Z MATERIÁLU PP HT SYSTÉM.
PŘIPOJOVACÍ POTRUBÍ KANALIZACE OD ZAŘIZOVACÍCH PŘEDMĚTŮ VĚST VE SPÁDU 3%.
VÝBĚR TYPŮ ZAŘIZOVACÍCH PŘEDMĚTŮ A BATERIÍ PROVEDEN DLE VÝBĚRU INVESTORA PŘI REALIZACI.
MONTÁŽ POTRUBÍ BUDE PROVÁDĚNA DLE MONTÁŽNÍHO PŘEDPISU VÝROBCE.
PRÁCE ZTI MUSÍ BÝT KOORDINOVÁNY S OSTATNÍMI PROFESEMI TECHNIKY PROSTŘEDÍ STAVEB!

CELKOVÉ SCHEMA OBJEKTU

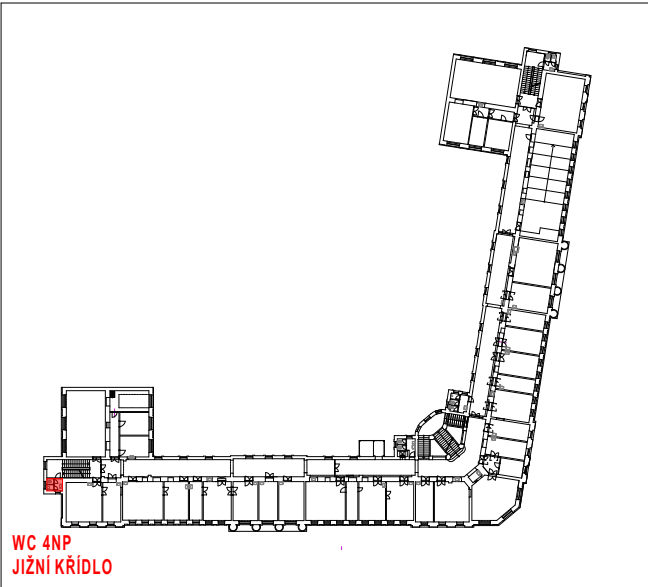

GENERÁLNÍ PROJEKTANT:			PROJECTICON S.R.O. PROJEKČNÍ A KONZULTAČNÍ KANCELÁŘ	
VEDOUČÍ PROJEKTANT	VYPRACOVAL	TECHNICKÁ KONTROLA	<div>Projection s.r.o. Antonína Kopeckého 151 549 22 Nový Hrádek IČO: 28809499</div> <div><div></div><div>Mendelova</div><div>univerzita</div><div>v Brně</div></div>	
Ing. Pavel Ježek	Ing. Tomáš Kalous	Ing. Pavel Ježek		
INVESTOR	Mendelova univerzita v Brně Zemědělská 810, 613 00 Brno			
MÍSTO STAVBY	p.p.č. 2/1, k.ú. Černá Pole [610771]			
STAVBA	STAVEBNÍ ÚPRAVY VNITŘNÍCH PROSTOR OBJEKTU B MENDELOVY UNIVERZITY, p.č. 2/1, k.ú. ČERNÁ POLE - 1. ETAPA		FORMÁT	2 x A4
			DATUM	11/2020
			STUPEŇ PD	DPS
OBSAH	B.4.a WC 4NP - JIŽNÍ KŘÍDLO PŮDORYS 4NP - ZTI		MĚŘÍTKO 1:50	Č. VÝKR. D.1.4.2.02