


PŮDORYS

1:50

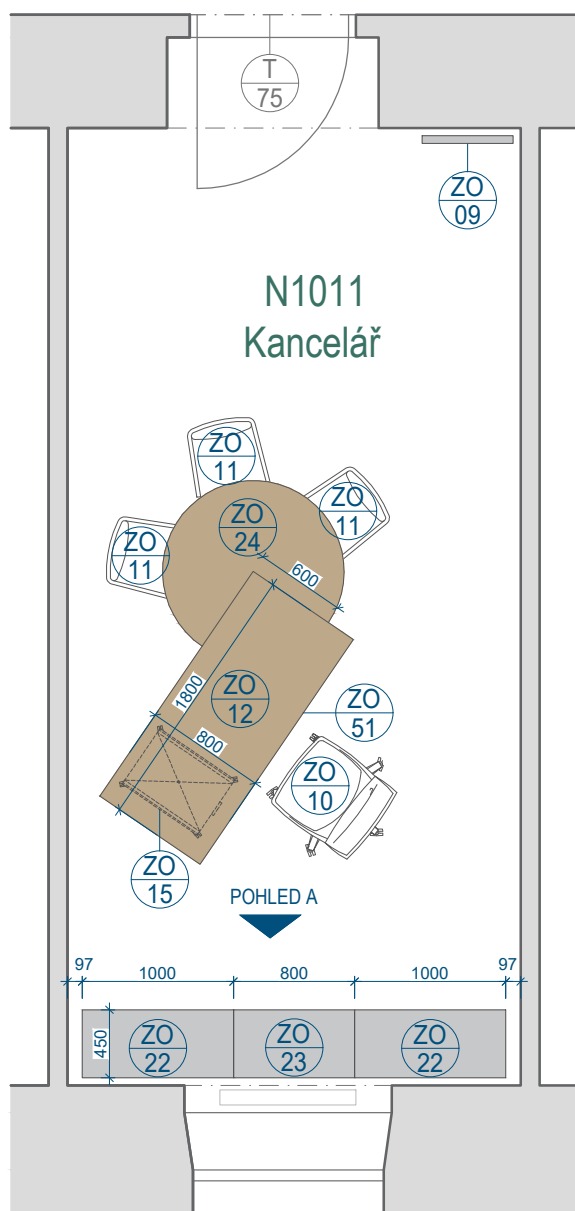

POHLED A

1:50



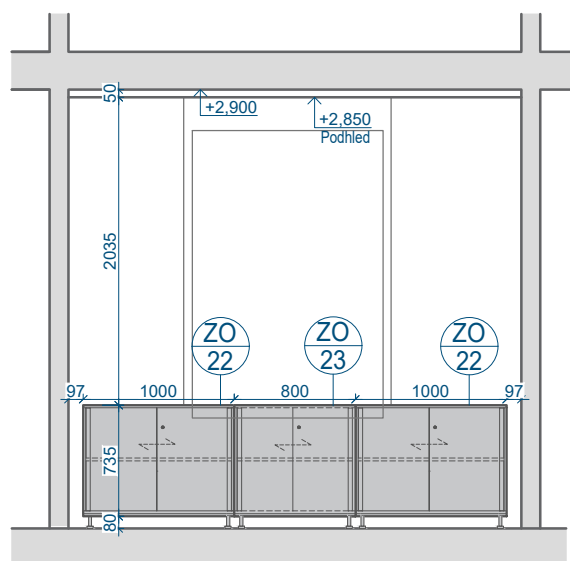


SCHÉMA OBJEKTU 1.NP

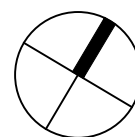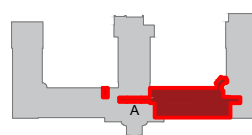

| | | | |
|-------------|--|-----------|---------|
| INVESTOR: | Mendelova univerzita v Brně | Datum: | 11/2021 |
| PROJEKTANT: | Energy Benefit Centre a.s., Ing. Arch. Jiří Vácha, Bc. Denisa Mikulincová | Měřítko: | 1:50 |
| PROJEKT: | Rekonstrukce objektu A - I. etapa - projektová dokumentace interiéru, FÁZE II. | Ozn.: | II-1011 |
| VÝKRES: | Návrh interiéru N1011 - KANCELÁŘ | Č. výkr.: | 01 |