




ŘEZ ROZDĚLOVAČE/SBĚRAČE

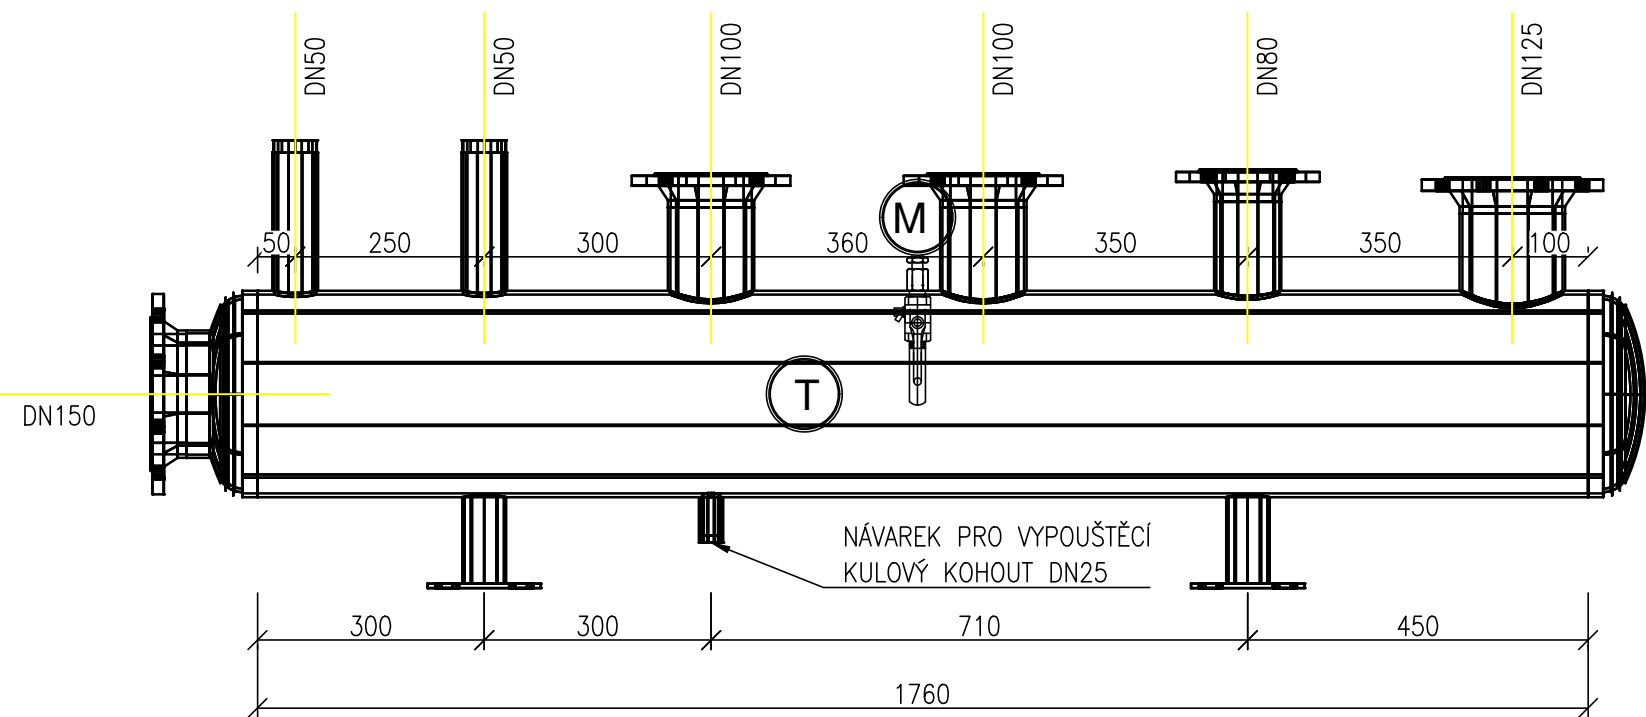

PŮDORYS ROZDĚLOVAČE/SBĚRAČE

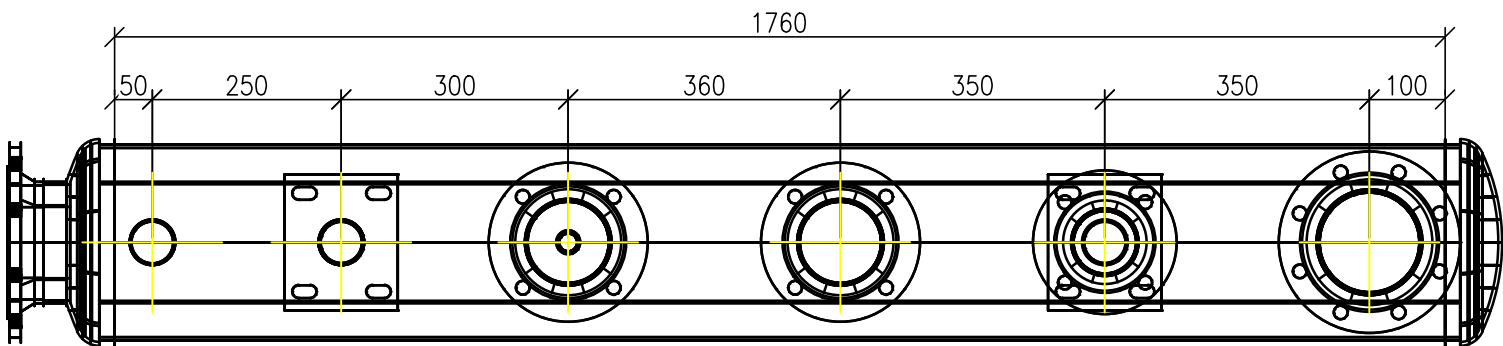

INVESTOR STAVBY: MENDELOVA UNIVERZITA V BRNĚ ZEMĚDĚLSKÁ 1665/1, 613 00 BRNO		<div><div></div><div>Mendelova</div><div>univerzita</div><div>v Brně</div></div>
VYPRACOVAL		
RADIM DOŠEK		
KONTROLOVAL		
RADIM DOŠEK		
HLAVNÍ PROJEKTANT		
ING. VÍTĚZSLAV PRUŠA		
PROJEKTANT: UCHYTIL s.r.o., K TERMINÁLU 7, 619 00 BRNO, Tel. 545 423 211		
INVESTOR : MENDELOVA UNIVERZITA V BRNĚ, ZEMĚDĚLSKÁ 1665/1, 613 00 BRNO		
AKCE : REKONSTRUKCE OTOPNÉ SOUSTAVY A OHŘEVU TEPLÉ VODY V OBJEKTU B 4. ETAPA		DATUM05/2025
		STUPEŇDPS
		FORMÁT A4
		Č.ZAKÁZKY224026-35
OBSAH : D.1.2.4 – VYTÁPĚNÍ DETAIL ROZDĚLOVAČE A SBĚRAČE		MĚŘÍTKO:1:10
		Č.VÝKRESU:D.1.2.4.2-07