


PŮDORYS SKLENÍKU

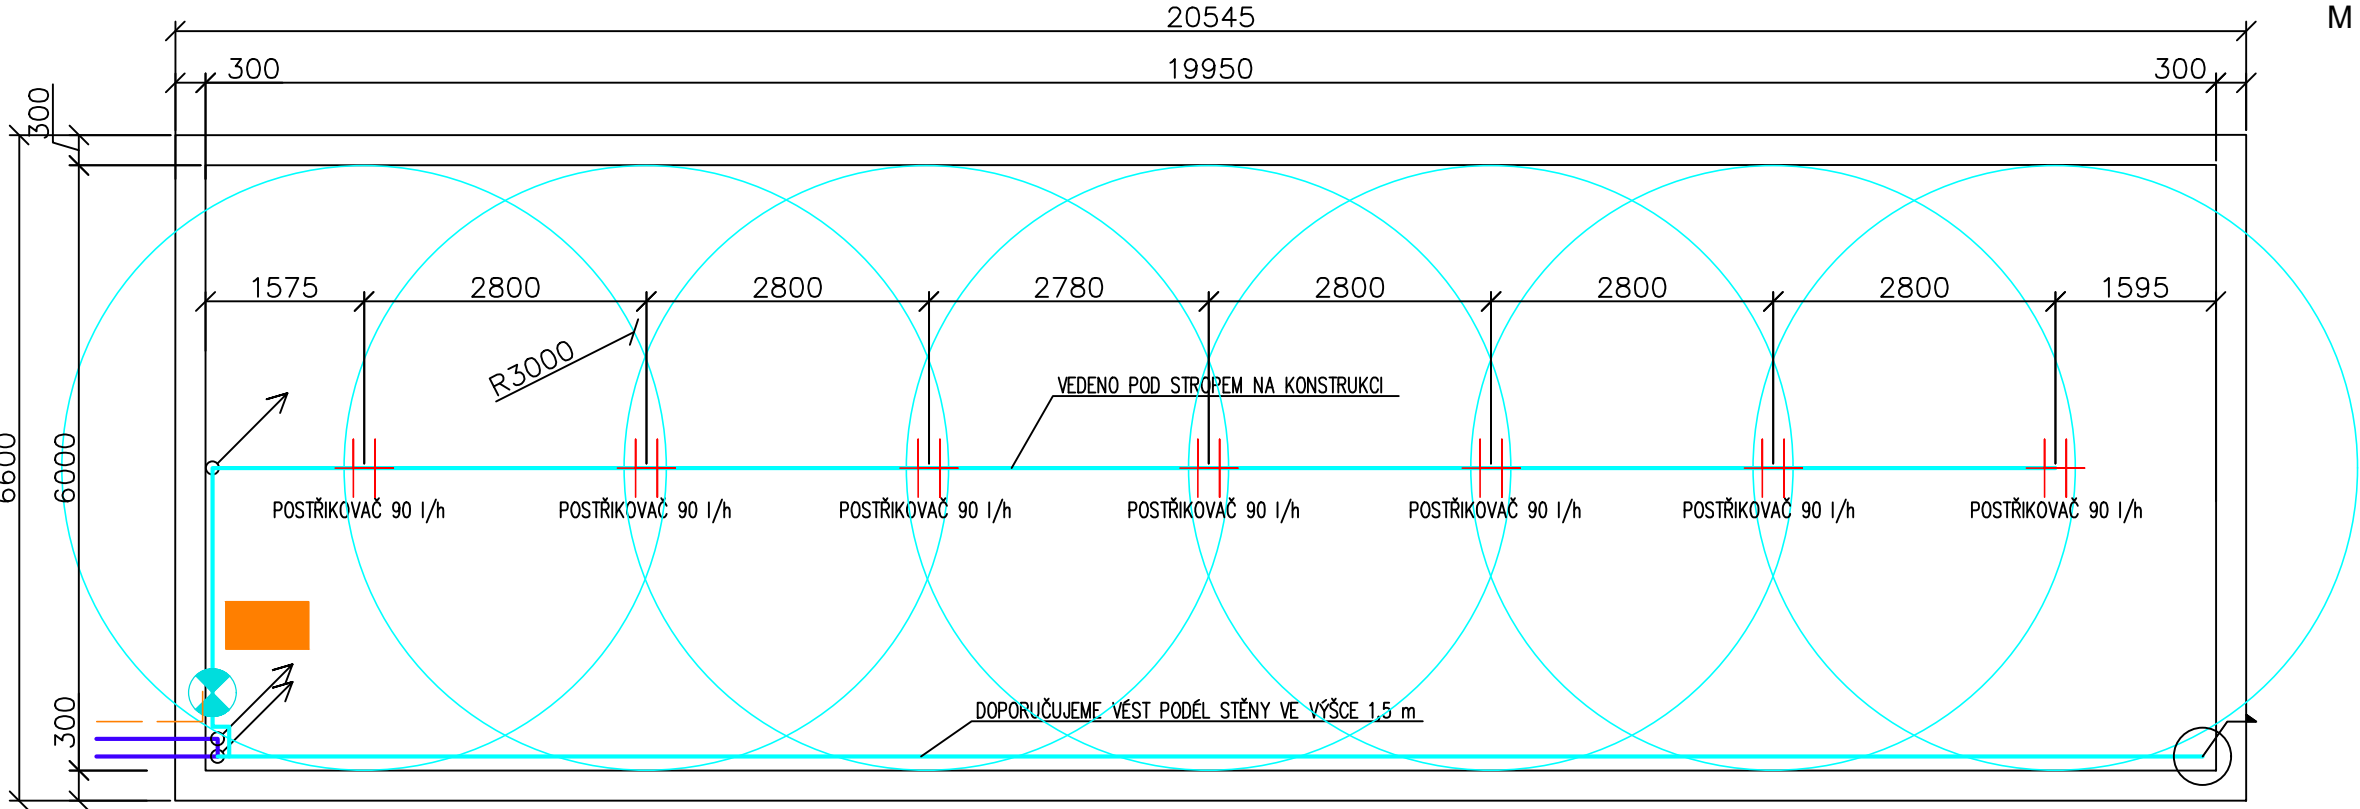

DETAIL NAPOJENÍ MINIPOSTŘIKOVAČE  
M 1:2


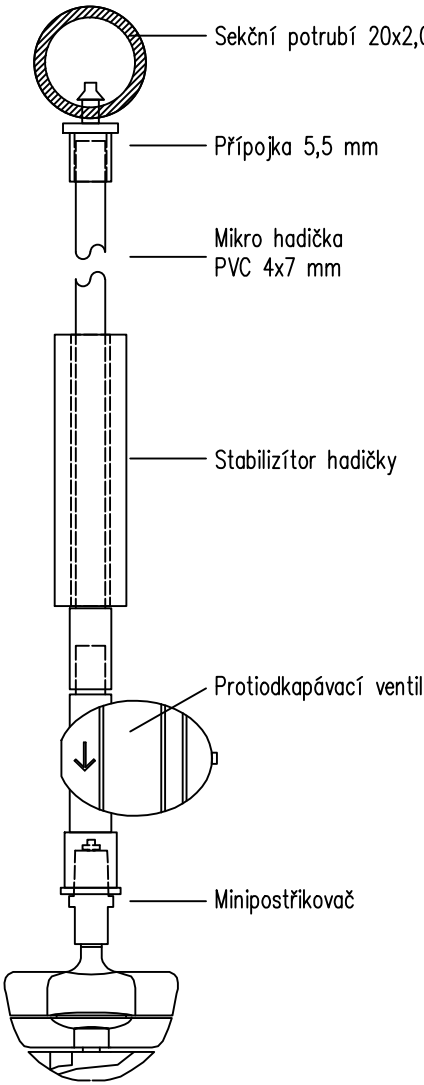


SCHÉMA ROZVODŮ

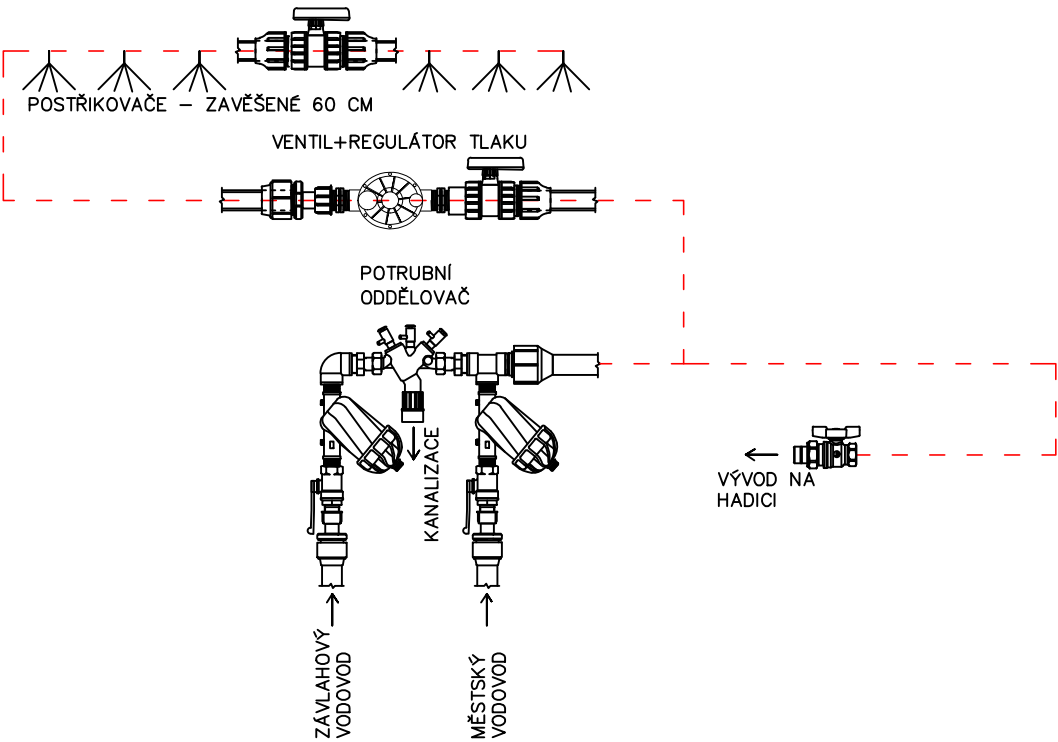


LEGENDA:

- ++ ZAVĚŠENÝ MINIPOSTŘIKOVAČ, CELOKRUHOVÝ 360° PRŮTOK 80–100 l/h, 2,5 BAR, DOSTŘÍK 3,2 m
- TO1.11 POTRUBÍ LDPE 40 PE 20x2,0 PN6 ZAVĚŠENÉ NA STÁVAJÍCÍ KONSTRUKCI
- TO1.09 POTRUBÍ HDPE 100 PE 40x2,4 PN10
- OVĚŘOVACÍ KABELY
- TO1.11 DC DEKODÉR 1 STANICOVÝ
- TO1.11 ELEKTROMAGNETICKÝ VENTIL 1" – S PŘESNOU REGULACÍ TLAKU, OVLÁDACÍ NAPĚTÍ DC KULOVÝ UZÁVĚR 3/4" PRO NAPOJENÍ HADICE

POŽADAVKY NA ZDROJ VODY:

TLAK : 3,5 bar  
PRŮTOK: 20 l/min

PROJEKTANT:	PROFIGRASS, s.r.o. HOLZOVA 9, 628 00 BRNO – LIŠEŇ	
ZODPOVĚDNÝ PROJEKTANT:	ING. TOMÁŠ VLČEK	
INVESTOR:	MENDELOVA UNIVERZITA V BRNĚ ZAHRAĐNICKÁ FAKULTA – LEDNICE	STUPEŇ DOKUMENTACE: DPS
STAVBA:	REKONSTRUKCE ZÁVLAHOVÉHO SYSTÉMU VÝUKOVÝCH SORTIMENTŮ MENDELU LEDNICE	DATUM: 30.01.2018
PROJEKTOVÁ ČÁST:	ZAVLAŽOVÁNÍ	FORMÁT: 2xA4 MĚŘÍTKO: 1:75
NÁZEV VÝKRESU:	TO1.11.08.03 – ČÍNSKÝ SKLENÍK	ČÍSLO VÝKRESU: D2.2.13