



PŮDORYS

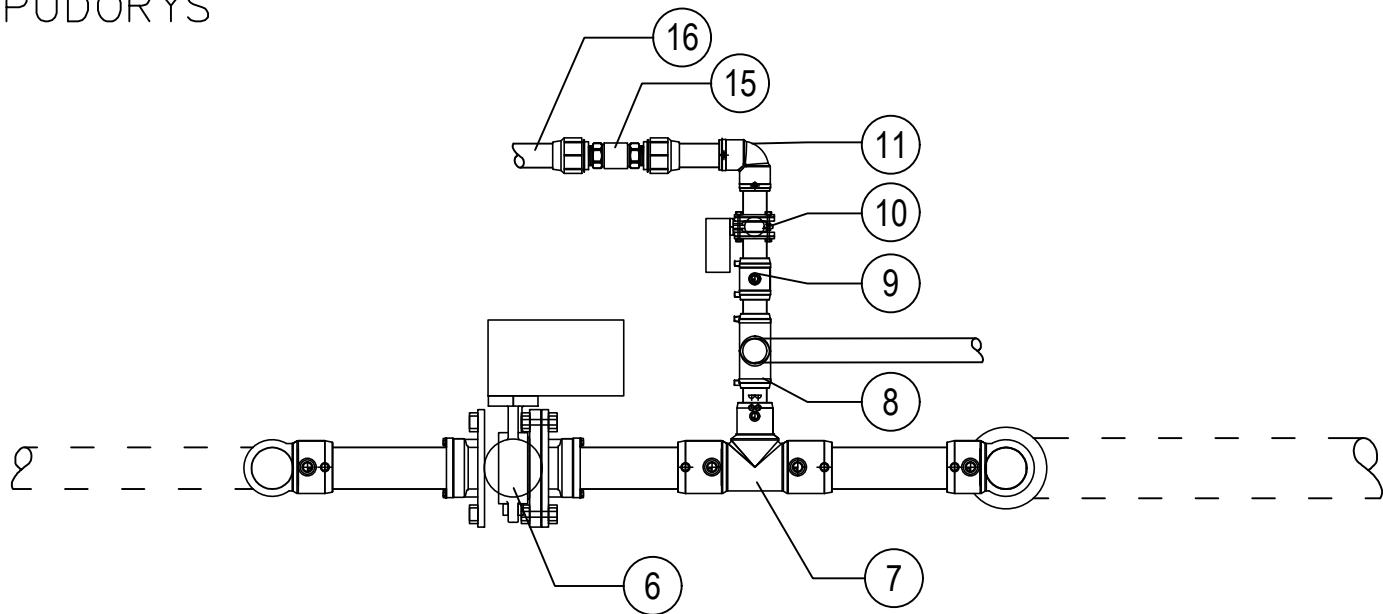

ŘEZ

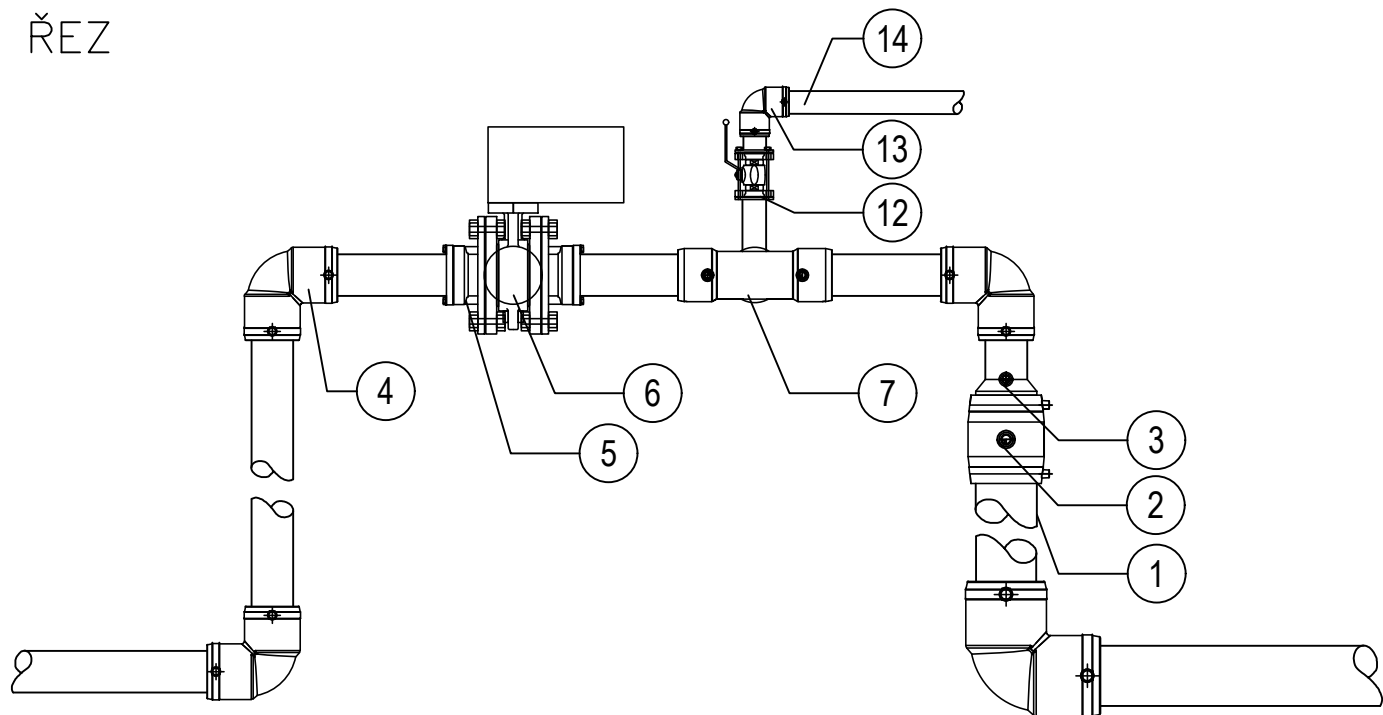

LEGENDA

- ① PŘIVADĚČ Z LVA – POTRUBÍ HDPE PE 160
- ② ELEKTRO–SPOJKA 160
- ③ REDUKCE Z ELEKTROTVAROVEK 160/110
- ④ ELEKTRO–KOLENO 110
- ⑤ PŘÍRUBOVÝ PŘECHOD NA PE 110
- ⑥ UZAVÍRACÍ KLAPKA DN100 SE SERVOPOHONEM
- ⑦ ELEKTRO–T KUS 110/110/63
- ⑧ ELEKTRO–T KUS 63/63/63
- ⑨ ELEKTRO–SPOJKA 63
- ⑩ ŠOUPĚ 6/4” SE SERVOPOHONEM
- ⑪ ELEKTRO–KOLENO 63
- ⑫ KULOVÝ VENTIL 2” PŘÍRUBOVÝ
- ⑬ ELEKTRO–KOLENO 63
- ⑭ PROPOJENÍ S ROZVODEM ZÁVLAH PE 63
- ⑮ MOSAZNÝ ZPĚTNÝ VENTIL 6/4”+ PŘECHODY NA PE63
- ⑯ PŘÍVOD VODY ZE STUDNÍ PE 63

PROJEKTANT:	PROFIGRASS, s.r.o.	<div><div><div></div></div><div>PROFIGrass</div><div>Profesionální technika, závlahy s.r.o.</div></div>
	HOLZOVA 9, 628 00 BRNO – LÍŠEŇ	
ZODPOVĚDNÝ PROJEKTANT:	ING. TOMÁŠ VLČEK	STUPEŇ DOKUMENTACE: DPS
INVESTOR:	MENDELOVA UNIVERZITA V BRNĚ ZAHRADNICKÁ FAKULTA – LEDNICE	DATUM: 30.01.2018
STAVBA:	REKONSTRUKCE ZÁVLAHOVÉHO SYSTÉMU VÝUKOVÝCH SORTIMENTŮ MENDELU LEDNICE	FORMÁT: 4xA4
PROJEKTOVÁ ČÁST:	ZAVLAŽOVÁNÍ	MĚŘÍTKO: 1: 20
NÁZEV VÝKRESU:	DETAIL STROJOVNY – VRÁTNICE	ČÍSLO VÝKRESU: D2.4.1