

PŮDORYS ROZMÍSTĚNÍ MINIPOSTŘÍKOVACŮ

M 1:200

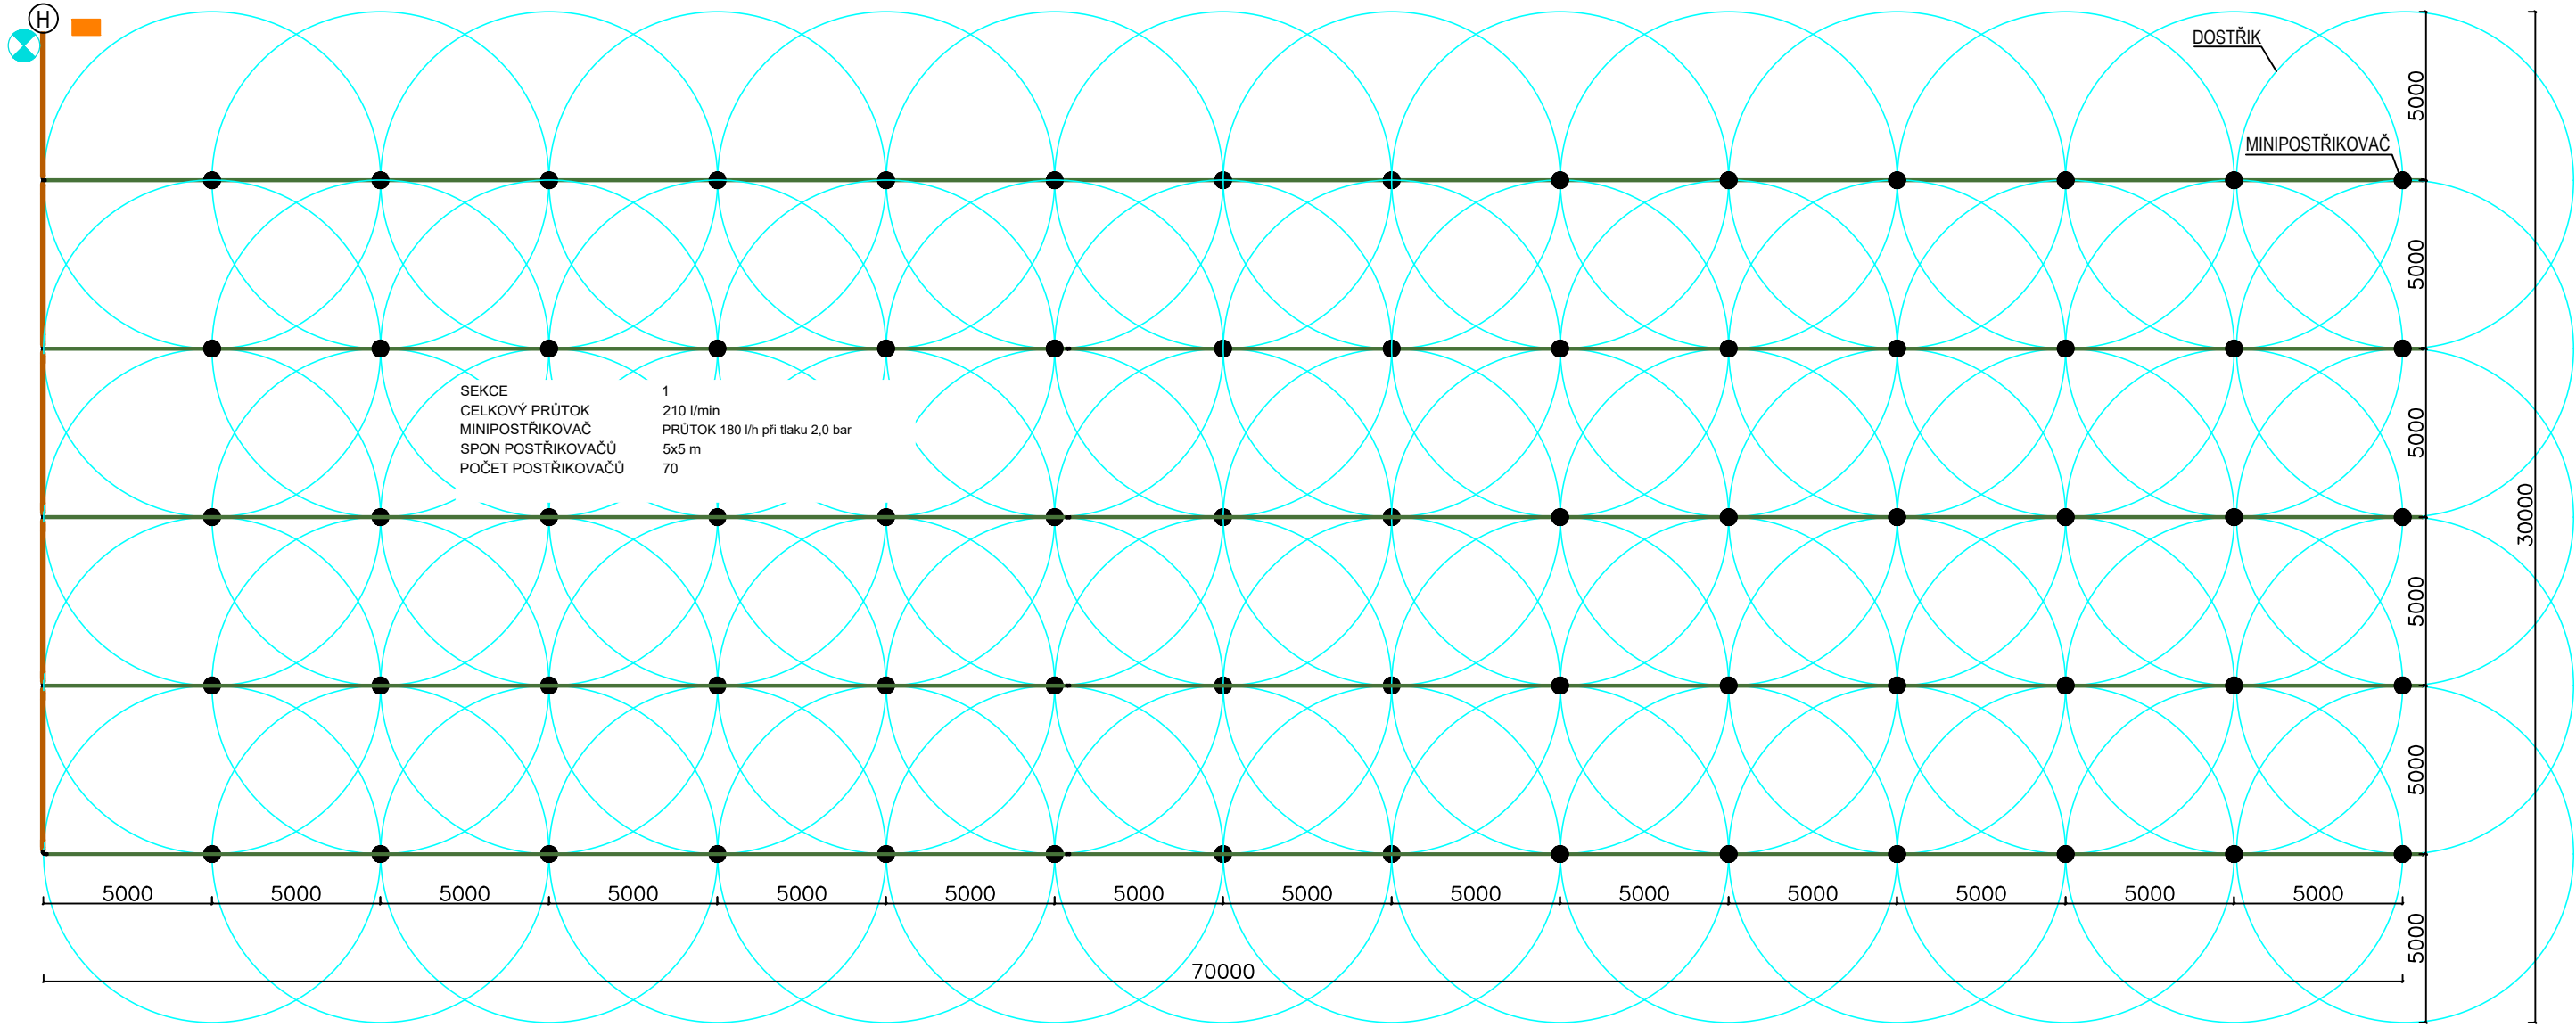


SCHÉMA ZAPOJENÍ POSTŘÍKOVAČE


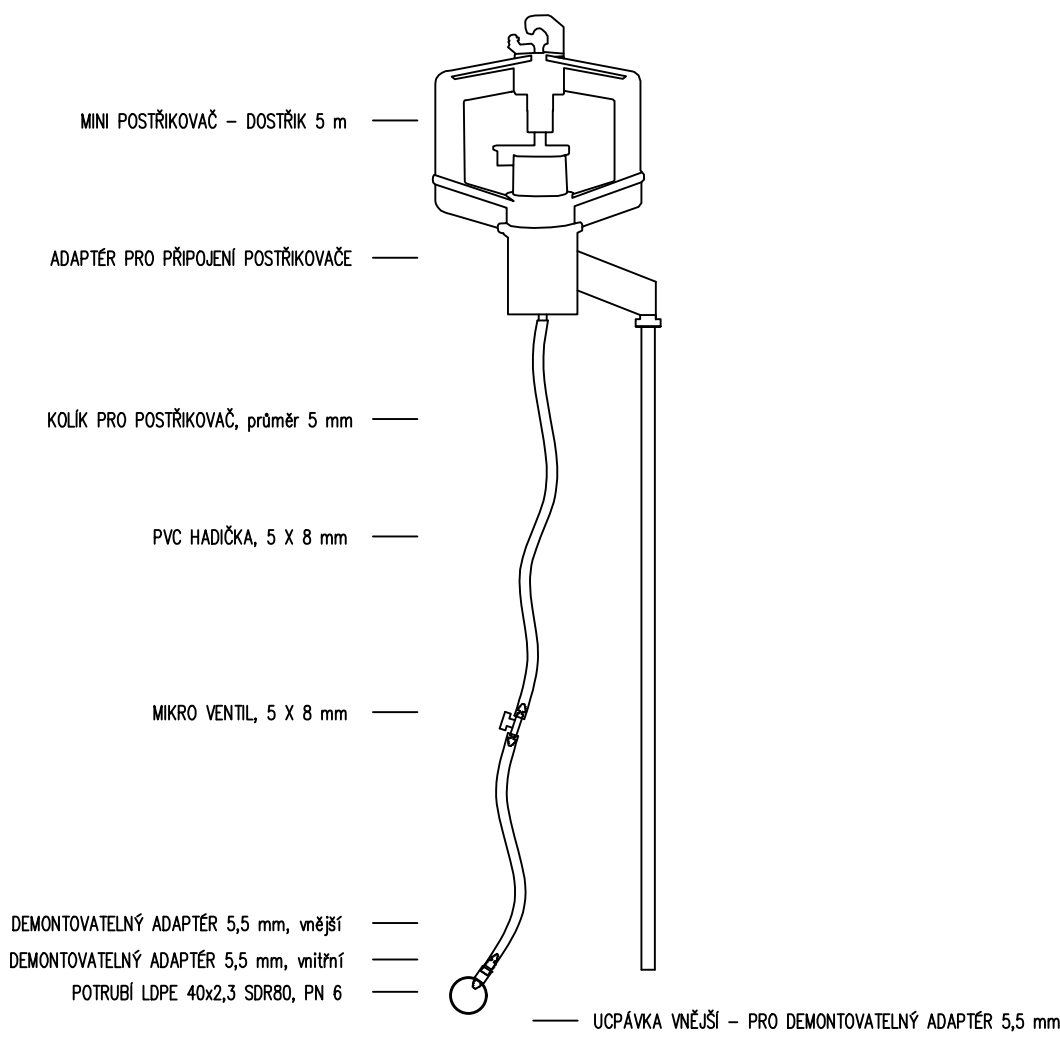


SCHÉMA ROZMÍSTĚNÍ MINIPOSTŘÍKOVACŮ

M 1:20

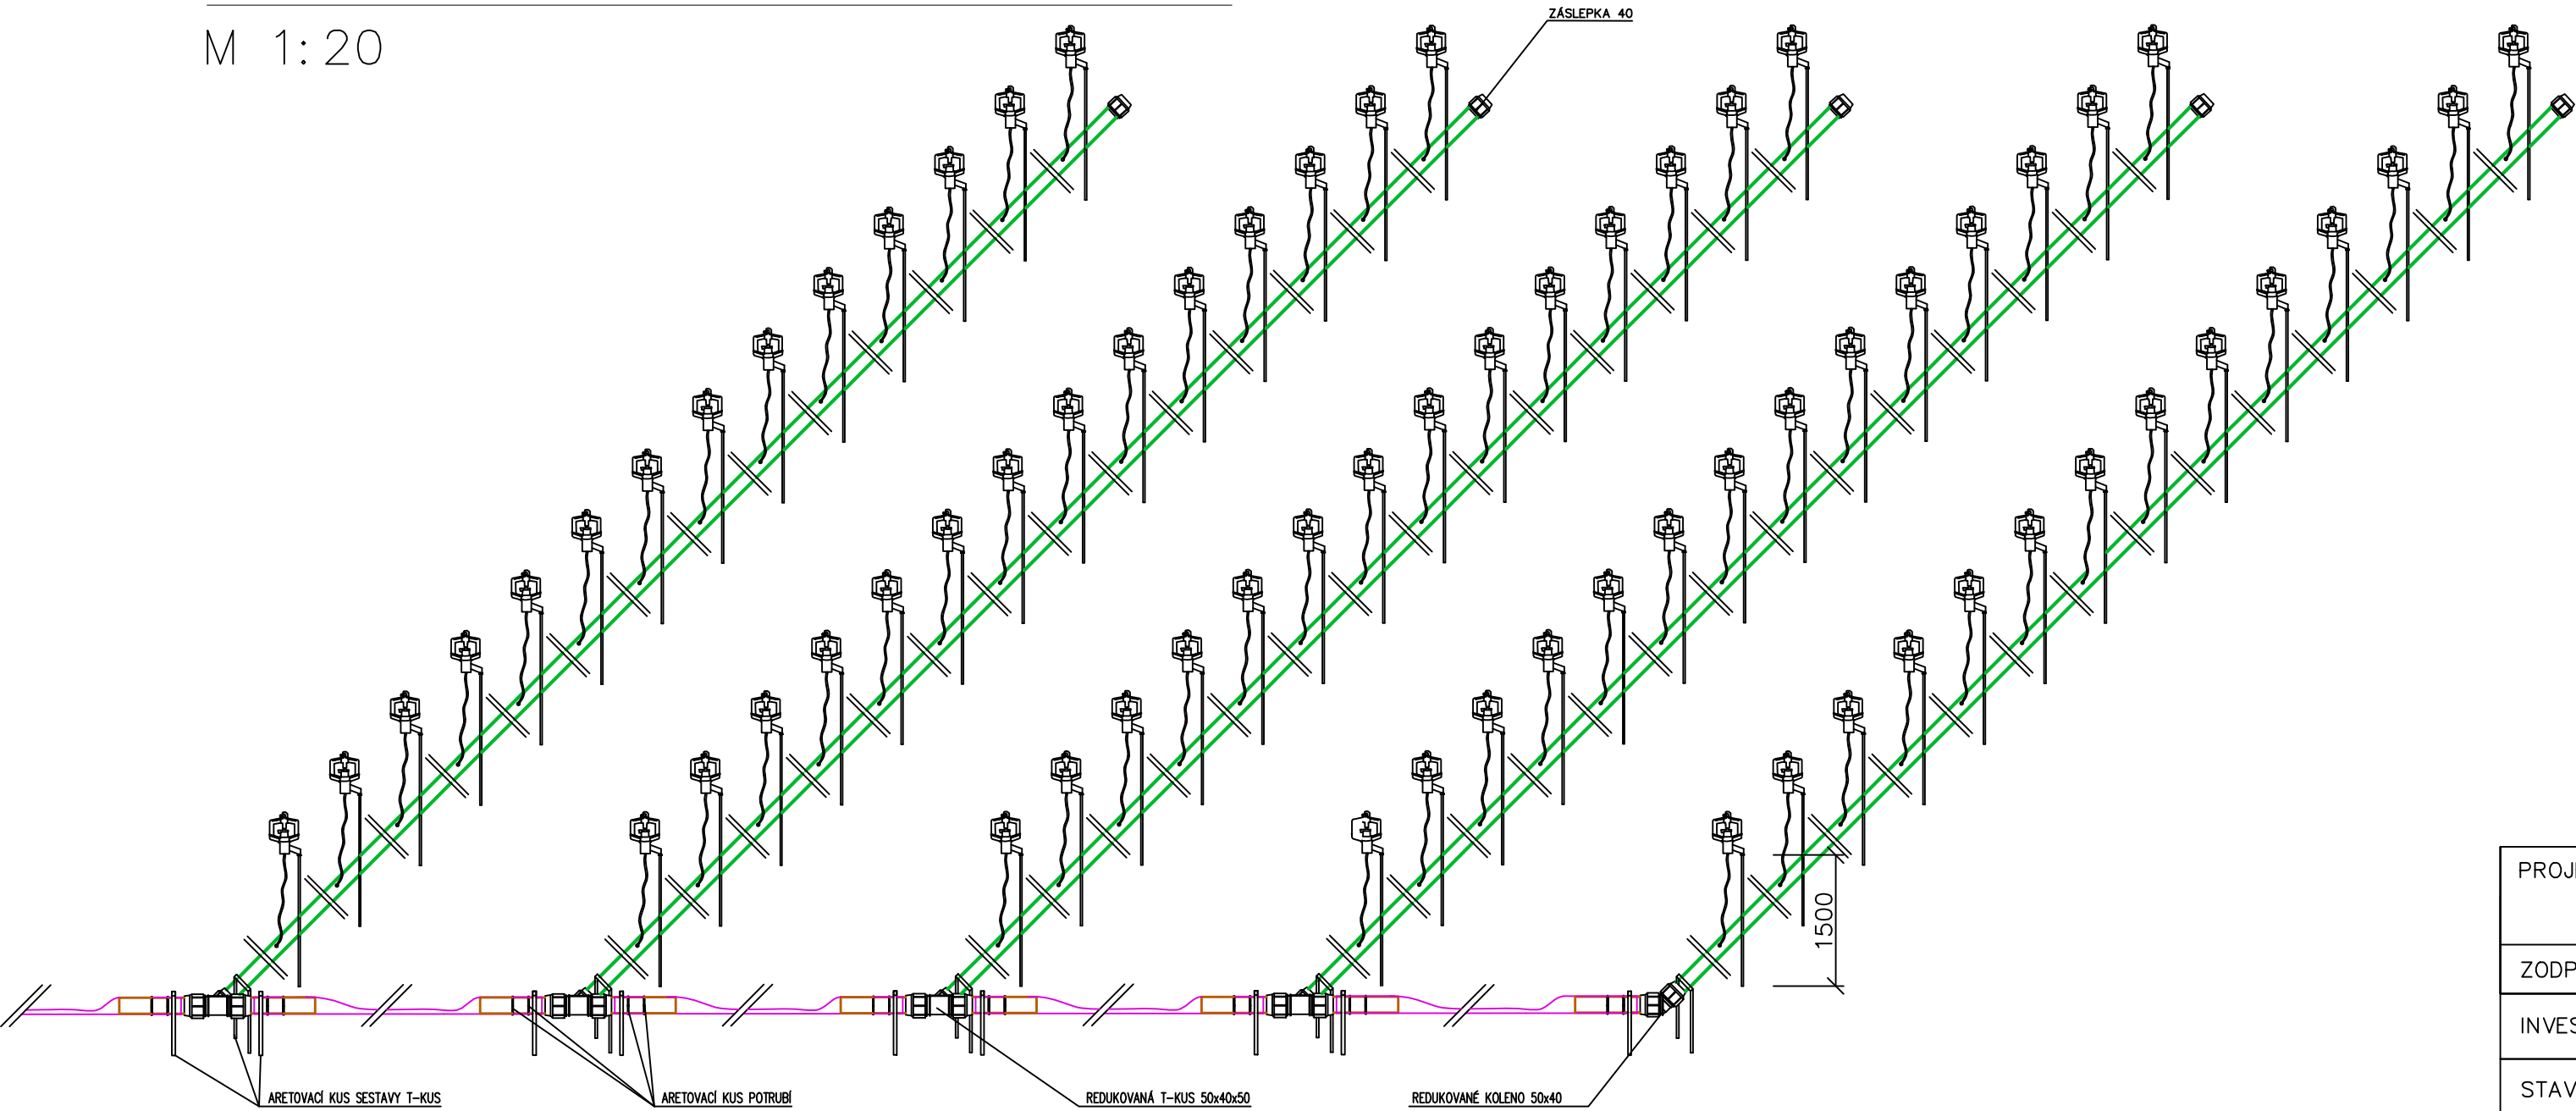

- LEGENDA:
- TO1.11 PLOCHÉ POTRUBÍ 55,4x1,2 PN6
 - TO1.11 POTRUBÍ HDPE 100 PE 50x3,0 PN10
 - TO1.11 POTRUBÍ HDPE 100 PE 40x2,3 PN10
 - TO1.11 DC DEKODÉR 1 STANICOVÝ
 - TO1.11 ELEKTROMAGNETICKÝ VENTIL 1" - S PŘESNOU REGULACÍ TLAKU, OVLÁDACÍ NAPĚTÍ DC

POŽADAVKY NA ZDROJ VODY: TLAK : 4,0 bar
PRŮTOK: 70 l/min

PROJEKTANT:	PROFIGRASS, s.r.o. HOLZOVA 9, 628 00 BRNO – LIŠEŇ	<div>PROFIGrass</div> <div>Profesionální technika, záruky s.r.o.</div>
ZODPOVĚDNÝ PROJEKTANT:	ING. TOMÁŠ VLČEK	
INVESTOR:	MEDELOVA UNIVERZITA V BRNĚ ZAHRADNICKÁ FAKULTA – LEDNICE	STUPEŇ DOKUMENTACE: DPS
STAVBA:	REKONSTRUKCE ZÁVLAHOVÉHO SYSTÉMU VÝUKOVÝCH SORTIMENTŮ MENDELU LEDNICE	DATUM: 30.01.2018
PROJEKTOVÁ ČÁST:	ZAVLAŽOVÁNÍ	FORMÁT: 4xA4 MĚŘÍTKO: 1:100
NÁZEV VÝKRESU:	TO1.11.06 – ZELENINA POSTŘÍK	ČÍSLO VÝKRESU: D2.2.9