

POZNÁMKA:

- NAPĚTOVÁ SOUSTAVA

- VN  
- NN

:  
:

3 AC 50Hz, 22 000 V/IT(I)  
3PEN AC, 50Hz, 400/230 V/IT-NC
- OCHRANA PŘED ÚRAZEM EL. PROUDEM V DS VN A NN

- ZÁKLADNÍ OCHRANA - PŘED DOTYKEM ŽIVÝCH ČÁSTÍ V DS VN A NN DO 1000V A NAD 1000V AC  
: POLOHOU ZABRANOU, PŘEPÁŽKAMI N. KRITTY, IZOLACI  
-DLE PNE 33 0000-1/6 ČL. 3.2.2.1, 3.2.2.2, 3.2.2.3, 3.2.2.4

- OCHRANA PŘI PORUŠE - PŘED DOTYKEM NEŽIVÝCH ČÁSTÍ V DS VN NAD 1000V AC  
:  
-DLE PNE 33 0000-1/6 ČL. 3.4.3.3  
- PŘED DOTYKEM NEŽIVÝCH ČÁSTÍ V DS NN DO 1000V AC  
: IZOLACI, AUTOMATICKÝM ODPOJENÍM OD ZDROJE  
-DLE PNE 33 0000-1/6 ČL. 3.3.2.1, 3.3.2.5  
: STANOVUJE PNE 330000-2/4, TAB. Č.6 A Č.7
- VNĚJŠÍ VLVY

:  
:  
:  
:

IV - VNITŘNÍ PROSTORY BEZ REGULACE TEPLOTY  
NEBEZPEČNÝ
- PROSTOR

- Z HLEDISKA VNĚJŠÍCH VLVU  
- Z HLEDISKA ÚRAZU EL. PROUDEM

:  
:

IV - VNITŘNÍ PROSTORY BEZ REGULACE TEPLOTY  
NEBEZPEČNÝ
- OCHRANNÉ PÁSMO EL. ZAŘÍZENÍ - DLE ZAK. 458/2000SR(1)

- EL. STANICE 220,4KV  
- KABELU NN I VN DO 22KV  
- SDL. VEDENÍ PROVOZOVATELE DS

:  
:  
:  
:

2M OKOLO STANICE  
1M OKOLO OBESTAVĚNÍ  
1M PO OBOU STRÁNÁCH KABELU  
1M PO OBOU STRÁNÁCH KABELU

- VESTAVĚNÉ

\* PRO ZAŘÍZENÍ VYBUDOVANÉ DO R. 2000 PLATÍ VZDÁLENOSTI DLE ZÁK. 222/1994

LEGENDA ELEKTROINSTALACE:

ODBĚRATELSKÁ ČÁST:

ZNAČKA	NÁZEV	POČET	Typ	UMÍSTĚNÍ
	SVĚTLIDLO	6	5112601 1x100W	190 - 195 cm
	VYPÍNAČ č. 1	2	3553-01929, 10A	110 cm

KABEL CYKY 3CX1,5, 24x1,5, ULŽEŇY V KABELOVÉ LIŠTĚ

LEGENDA UZEMNĚNÍ:

DISTRIBUČNÍ ČÁST:

ZEMNÍČÍ PÁSEK FeZn 30/4 V ZEMI, STÁVAJÍCÍ

ZEMNÍČÍ PÁSEK FeZn 30/4 NA POVrchU, Rmin = 6d (cca. 24mm), NOVÝ

SVORKA ZKUSĚBNÍ - NOVÁ

sz1


ODBĚRATELSKÁ ČÁST:

ZEMNÍČÍ PÁSEK FeZn 30/4 V ZEMI, NOVÝ

ZEMNÍČÍ PÁSEK FeZn 30/4 NA POVrchU, Rmin = 6d (cca. 24mm), NOVÝ

SVORKA ZKUSĚBNÍ - NOVÁ

sz1

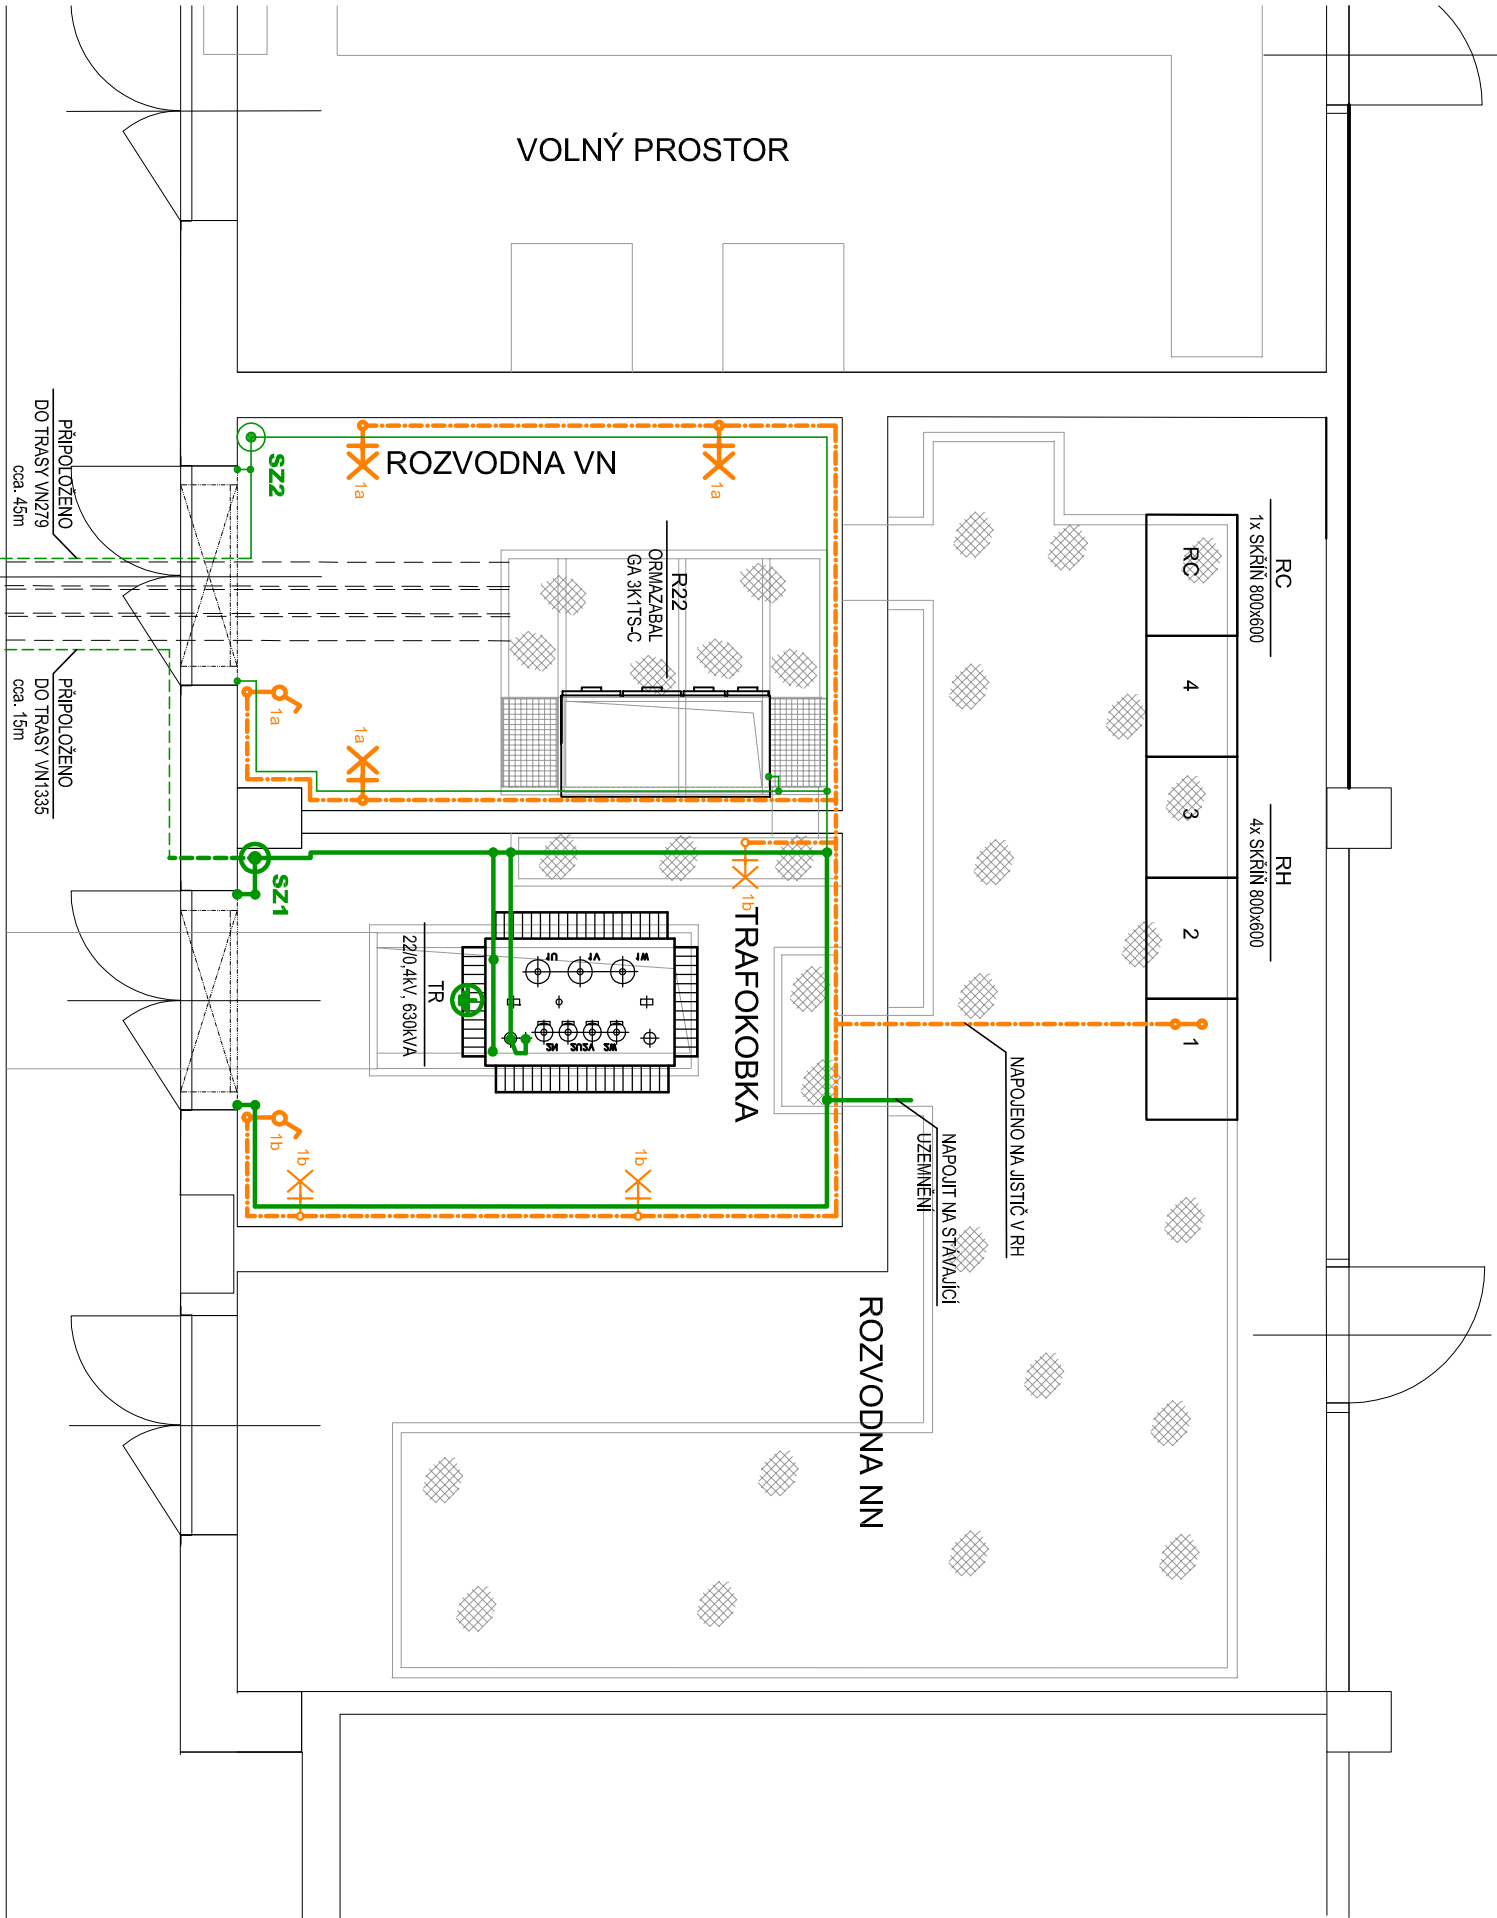

ZODPOV. PROJEKTANT:	AUTORIZOVANÝ TECHNIK:	VYPRACOVAL:	KRESLIL:	PROJEKČNÍ KANCELÁŘ:
ING. VLADIMÍR JOKL	ING. VLADIMÍR JOKL	ING. VLADIMÍR JOKL	ING. VLADIMÍR JOKL	<div>EZA služby s.r.o.</div>
				Puškinoва 1762/17, 616 00 Brno
MÍSTO STAVBY: TRIDA GENERÁLA PÍKY				ČÍSLO STAVBY: -
INVESTOR, STAVEBNÍK: MENDELOVA UNIVERZITA V BRNĚ, ZEMĚDĚLSKÁ 1, 61300 BRNO				ZAKÁZKOVÉ ČÍSLO EZA-SLUŽBY: 13-2017
STAVBA:				ARCHIVNÍ ČÍSLO: -
BRNO, TR. GEN. PÍKY, OTS697, KAB. VN ROZV. VN				DATUM: 01/2018
OBJEKT:				FORMÁT: A3
SO 01 TS 22/0,4KV OTS č.697, TRAF0+ROZVODNA NN				STUPEŇ PD: DPS
OBSAH VÝKRESU:				MĚŘÍTKO: 1:50
PŮDORYS TS - ELEKTROINSTALACE A UZEMNĚNÍ				ČÍSLO VÝKRESU: D2.5